

설 계 도 면

공사명 : 공동의장 1F,4F,5F 화장실 리모델링 공사

2018. 07



한국여성정책연구원
Korean Women's Development Institute

도면 목록표

한국여성정책연구원
화장실 리모델링공사
(공동의장 1F,4F,5F)

NOTE
1.시공범위와 관련하여
상세한 각부위 치수는
현황을 기준으로하며
도면의 치수를 재어서
적용하지 아니한다.
2.CH: 2,400 (실측치수)
3. 각종 기구의 설치는
기존 설치위치 기준으로
하여 감독관과 협회후
공사를 진행한다.

△				
△				
△				
NO.	DATE	REVISION	DESCRIPTION	CHK.

CLIENT
건 측 주

PROJECT TITLE
상 계 명

APPROVED
승 인

ARCHITECT
상 계

CHKD.1
검 토

CHKD.2
검 토

DRAWN
담 당

DATE
일 자

CONSULTANT
협 력 상 계

DRAWING TITLE
도 면 명

도면목록표

SCALE
축 척


PROJECT NO.
프로젝트 번호 1/NONE

DRAWING NO.
도 면 번 호

SHEET NO.
시트 번호 L - 001

NOTE

- 1.시공범위와 관련하여
상세한 각부위 치수는
현황을 기준으로하며
도면의 치수를 재어서
적용하지 아니한다.
2.CH: 2,600

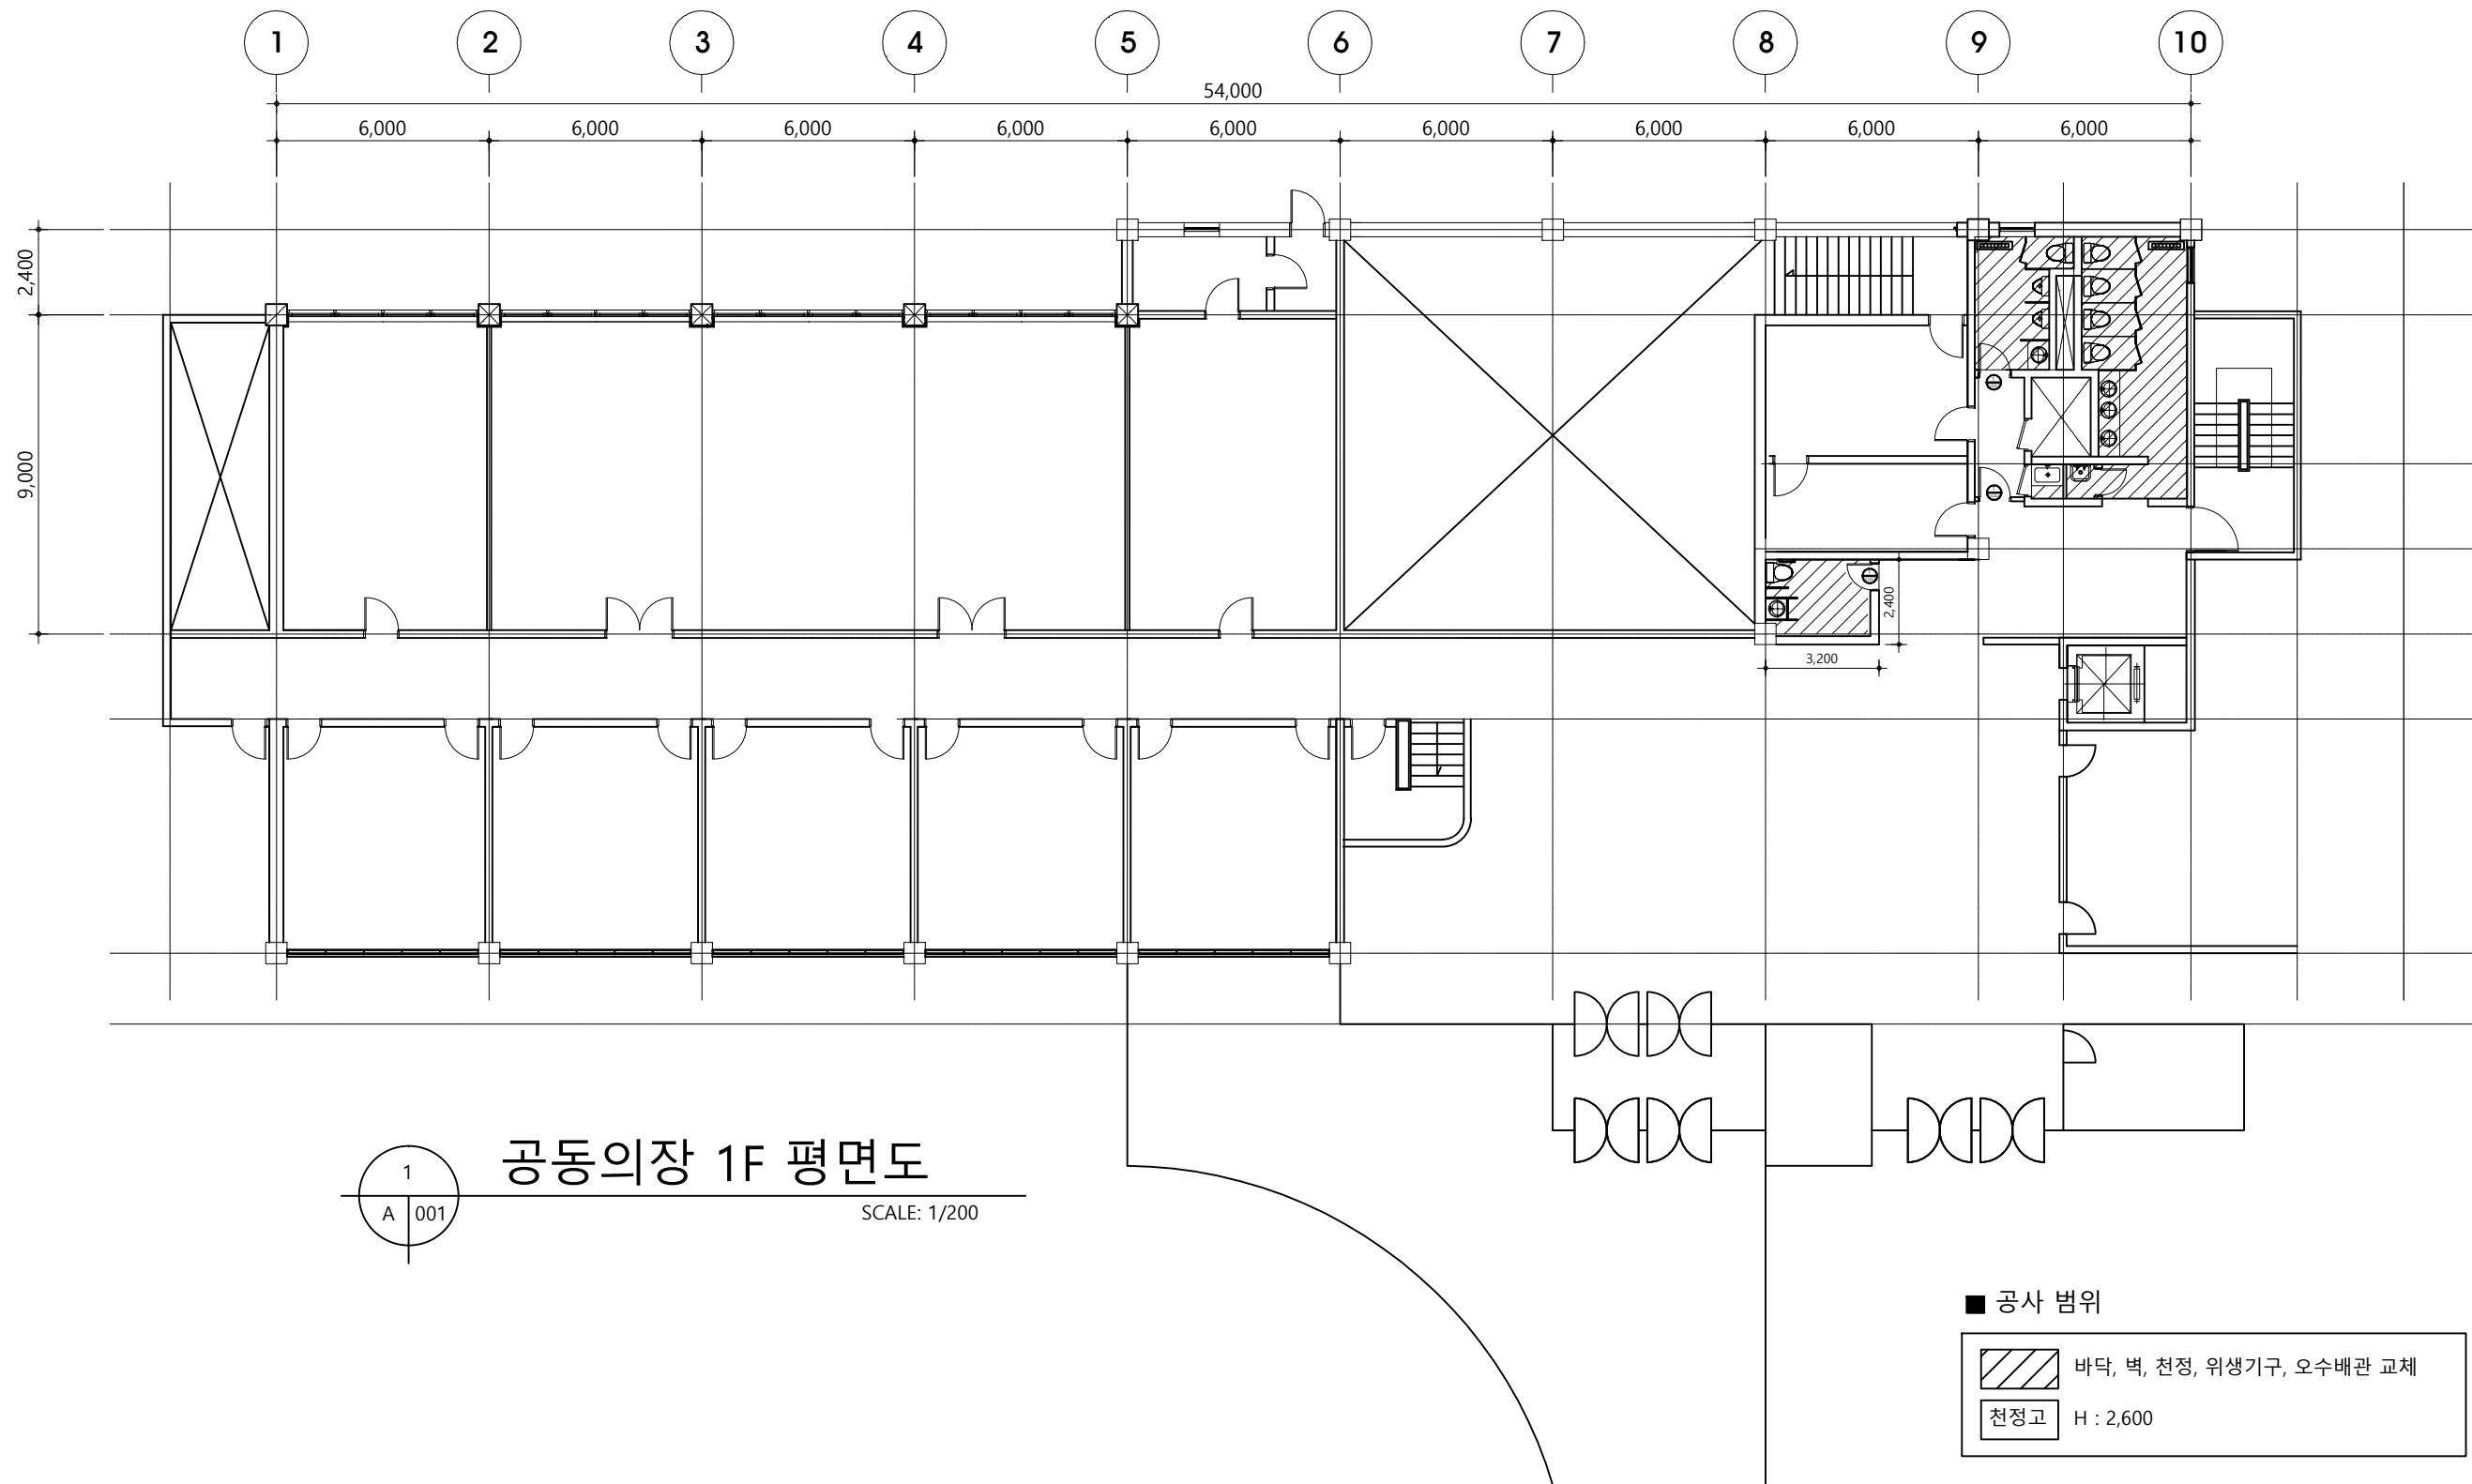

△			
△			
△			

NO.	DATE	REVISION	DESCRIPTION	CHKD.
-----	------	----------	-------------	-------

CLIENT
간 주

PROJECT TITLE
설 계 명

APPROVED
승 인

ARCHITECT
설 계

CHKD.1
검 토

CHKD.2
검 토

DRAWN
담 당

DATE
일 자

CONSULTANT
합 력 설 계

DRAWING TITLE
도 면 명

공 동 의 장
1층 평면도

SCALE
축 적 1/200



PROJECT NO.
프로젝트 번호

DRAWING NO.
도 면 번 호 A - 001

SHEET NO.
일 연 번 호

NOTE

1.시공범위와 관련하여
상세한 각부위 치수는
현황을 기준으로하며
도면의 치수를 재어서
적용하지 아니한다.
2.CH: 2,600 (실측치수)

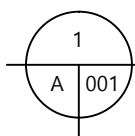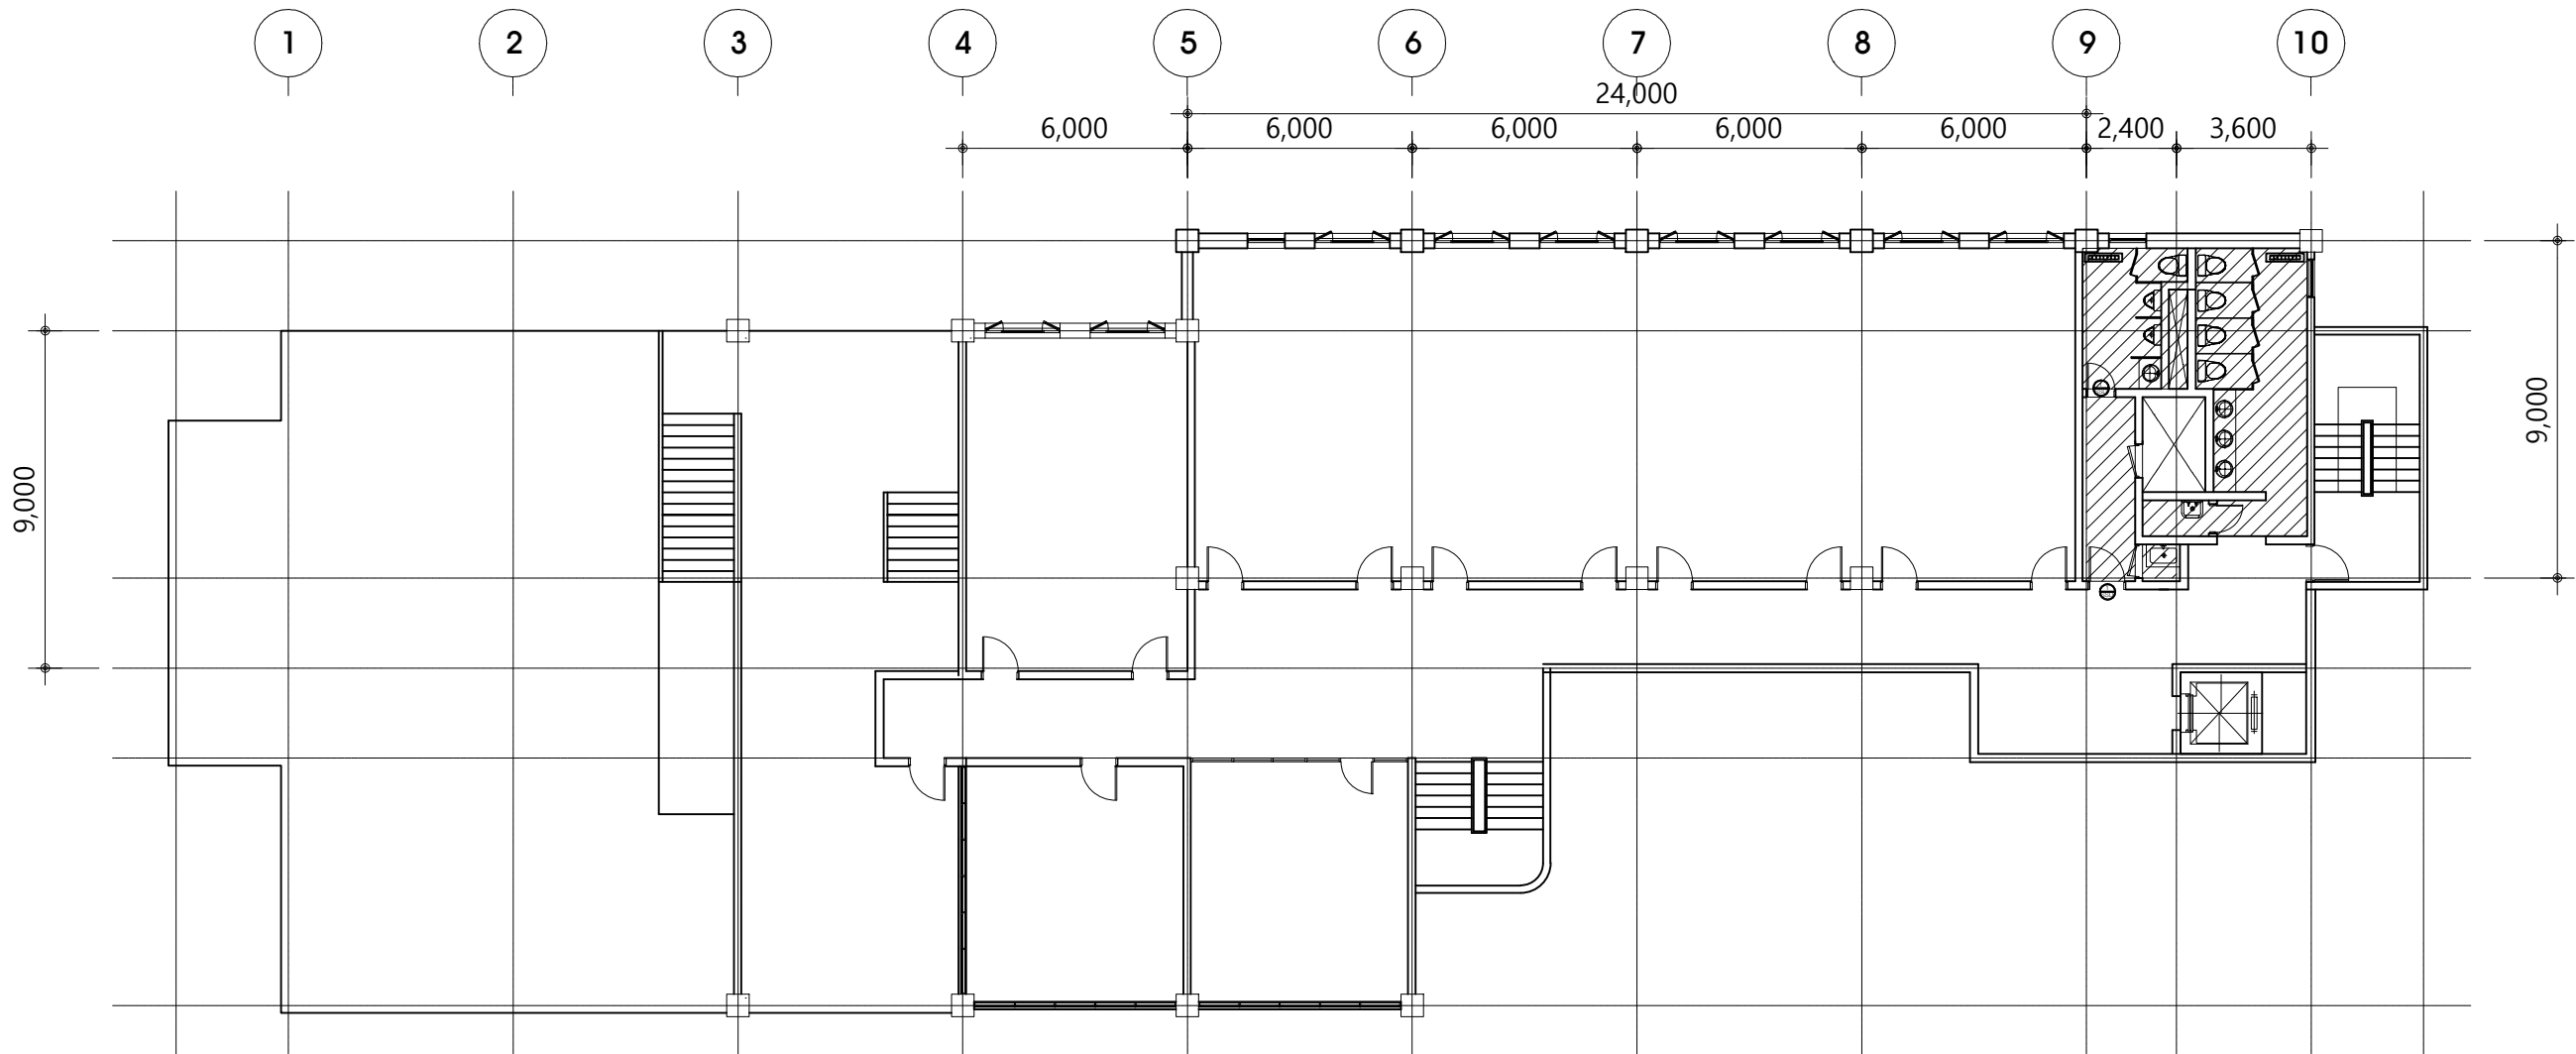

공동의장 4F 5F 평면도

SCALE: 1/200

■ 공사 범위

	바닥, 벽, 천정, 위생기구, 오수배관
	천정고 H : 2,600

NO.	DATE	REVISION	DESCRIPTION	CHK.

CLIENT
간
숙
주

PROJECT TITLE
설
계
명

APPROVED
승
인

ARCHITECT
설
계

CHKD.1
검
토

CHKD.2
검
토

DRAWN
담
당

DATE
일
차

CONSULTANT
합
의
설
계

DRAWING TITLE
도
면
명

공동의장
4F 5F 평면도

SCALE
축
적
1/200

PROJECT NO.
프로젝트 번호

DRAWING NO.
도면 번호
A - 002

SHEET NO.
일련 번호

NOTE
1.시공범위와 관련하여
상세한 각부위 치수는
현황을 기준으로하며
도면의 치수를 재어서
적용하지 아니한다.
2.CH: 2,600 (실측치수)

△			
△			
△			
NO.	DATE	REVISION	DESCRIPTION

CLIENT
간
주

PROJECT TITLE
설
계
명

APPROVED
승
인

ARCHITECT
설
계

CHKD.1
검
토

CHKD.2
검
토

DRAWN
담
당

DATE
일
차

CONSULTANT
합
의
설
계

DRAWING TITLE
도
면
명

와장실 평면도
(변경전)

SCALE
축
척
1/50

PROJECT NO.
프로젝트 번호

DRAWING NO.
도면 번호
A - 003

SHEET NO.
일련 번호

9,000

8,000

3,600

2,400

10

9

FCU 철거

화장실 (여)

SST.손잡이

청소용수채

SST.손잡이

SST.손잡이

FCU 철거

화장실 (남)

STS 방화문 철거

STS 방화문 철거

 
1

A 001

화장실 평면도 (변경전)

SCALE: 1/200

■ 공사 범위



바닥 벽

천정고

H : 2,600

NOTE

1. 시공범위와 관련하여
상세한 각부위 치수는
현황을 기준으로하며
도면의 치수를 재어서
적용하지 아니한다.
2. CH: 2,600 (실측치수)

△			
△			
△			
NO.	DATE	REVISION	DESCRIPTION

CLIENT
간
숙
주

PROJECT TITLE
설
계
명

APPROVED
승
인

ARCHITECT
설
계

CHKD.1
검
토

CHKD.2
검
토

DRAWN
담
당

DATE
일
차

CONSULTANT
합
의
설
계

DRAWING TITLE
도
면
명

화장실 평면도
(변경후)

SCALE
축
척
1/50

PROJECT NO.
프로젝트 번호

DRAWING NO.
도면 번호
A - 004

SHEET NO.
일련 번호

9,000

3,600

2,400

10

9

화장실 (여)

자기질타일 300X300



SST.손잡이


청소용수채

바닥 타일부착 : 300X300
벽타일부착 : 300X600

SST.손잡이

SST.손잡이

자기질타일 300X300

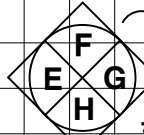

화장실 (남)

 
1
SSD

강화유리도어

강화유리도어

1
SSD

공사 범위




바닥, 벽, 천정, 위생기구, 오수배관 교체



벽면 수성페인트, 천정 교체


화장실 평면도 (변경후)

SCALE: 1/200

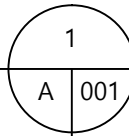


9

10

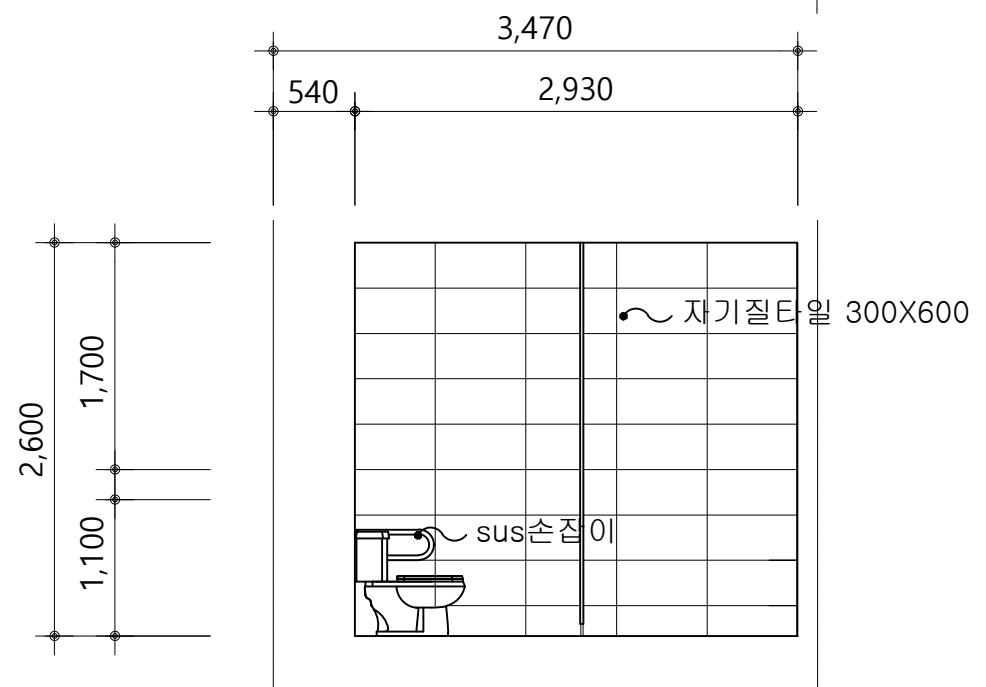


1 전 개 도 - A
축척 = 1/50

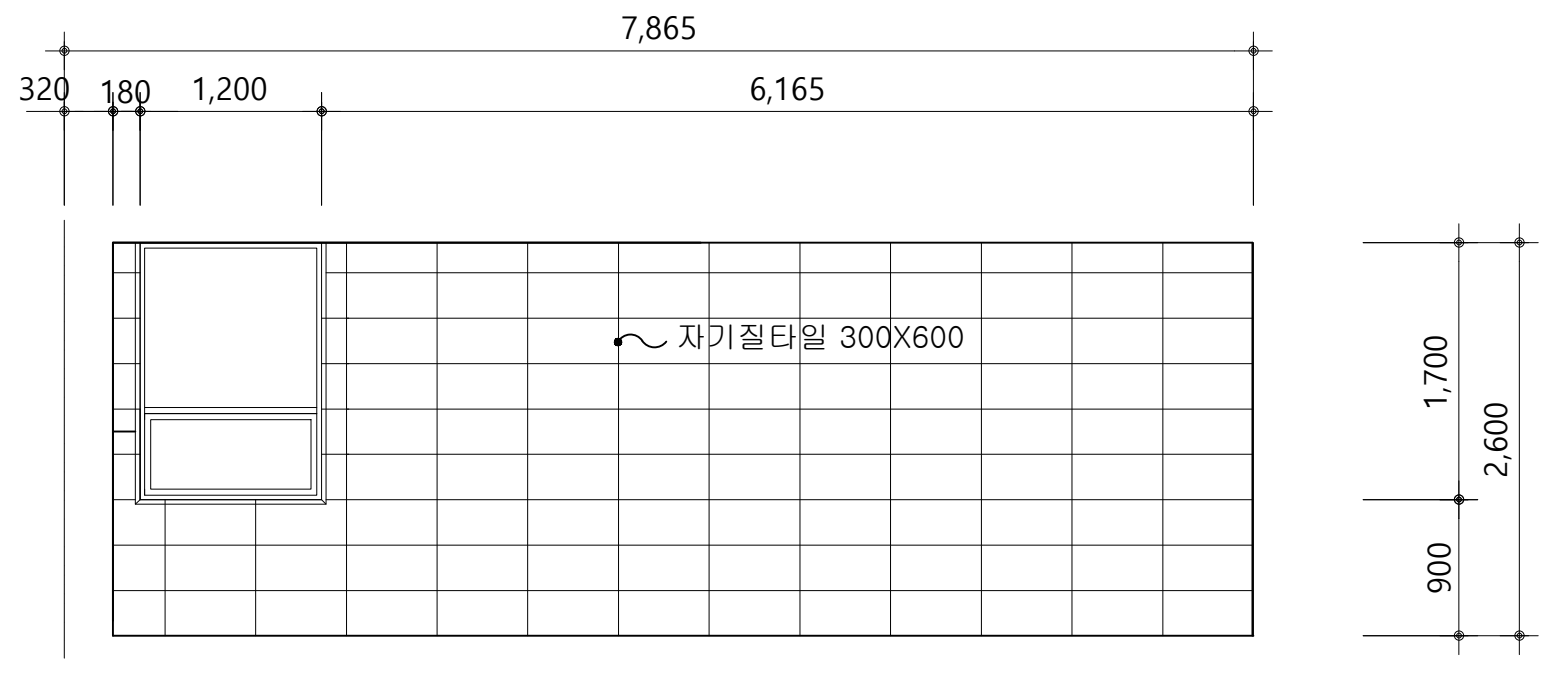

1 전 개 도 - B
축척 = 1/50


10

9

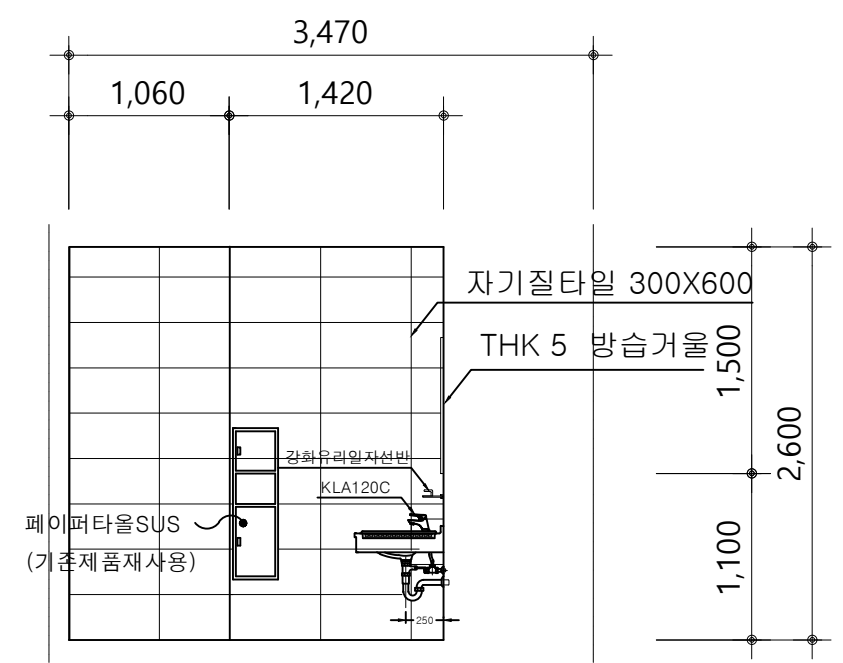

1 전 개 도 - C
축척 = 1/50

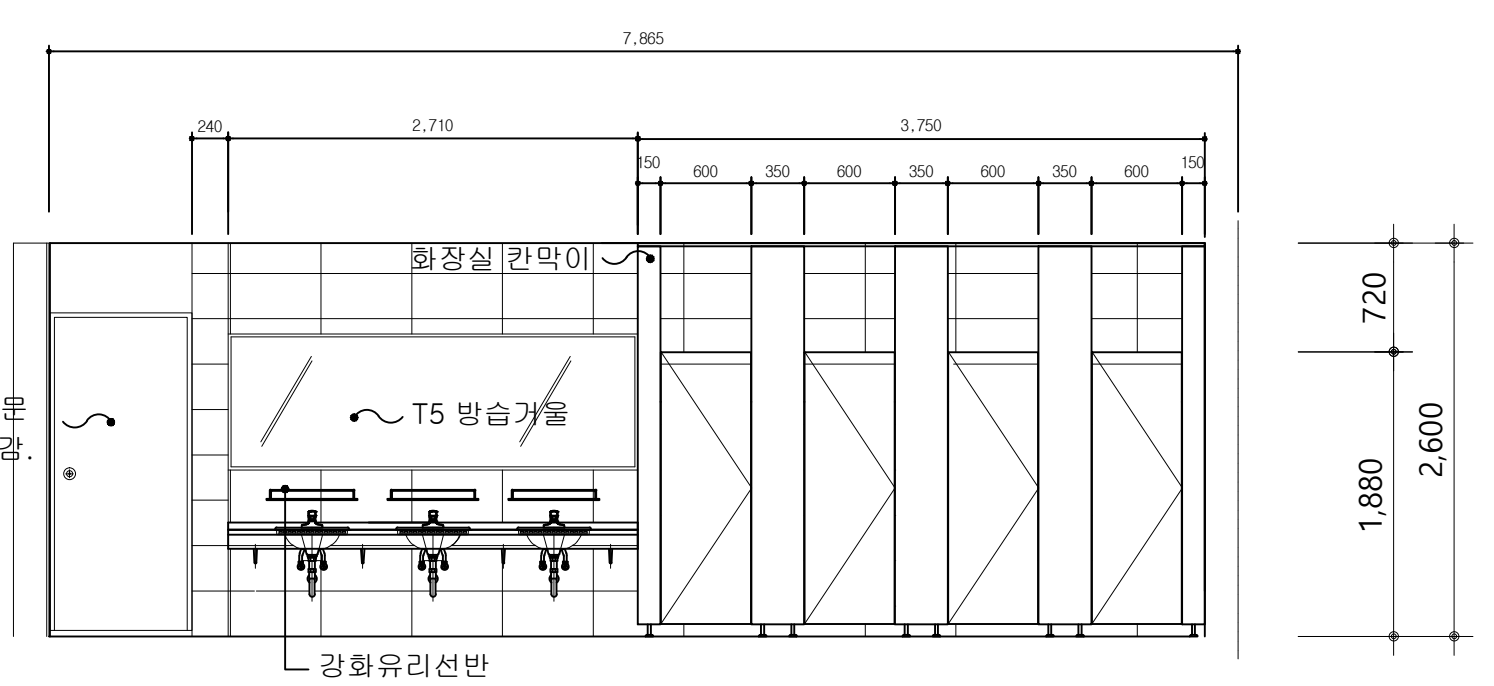


기존 철제 방화문
지정 페인트 마감.




1 전 개 도 - D
축척 = 1/50


한국여성정책연구원
와장실
리모델링공사
(공동의장 1F, 4F, 5F)

NOTE
1.시공범위와 관련하여
상세한 각부위 치수는
현황을 기준으로하며
도면의 치수를 재어서
적용하지 아니한다.
2.CH: 2,600 (실측치수)


			
			
			
NO.	DATE	REVISION DESCRIPTION	CHAK
CLIENT 건 속 주			
PROJECT TITLE 설 계 명			
APPROVED 승 인			
ARCHITECT 설 계			
CHKD.1 검 토			
CHKD.2 검 토			
DRAWN 담 당			
DATE 일 자			
CONSULTANT 합 력 설 계			
DRAWING TITLE 도 면 명			
여자와장실 전 개 도			
SCALE 축 척		1/50	
PROJECT NO. 프로젝트 번호			
DRAWING NO. 도 면 번 호		A - 005	
SHEET NO. 일 연 번 호			

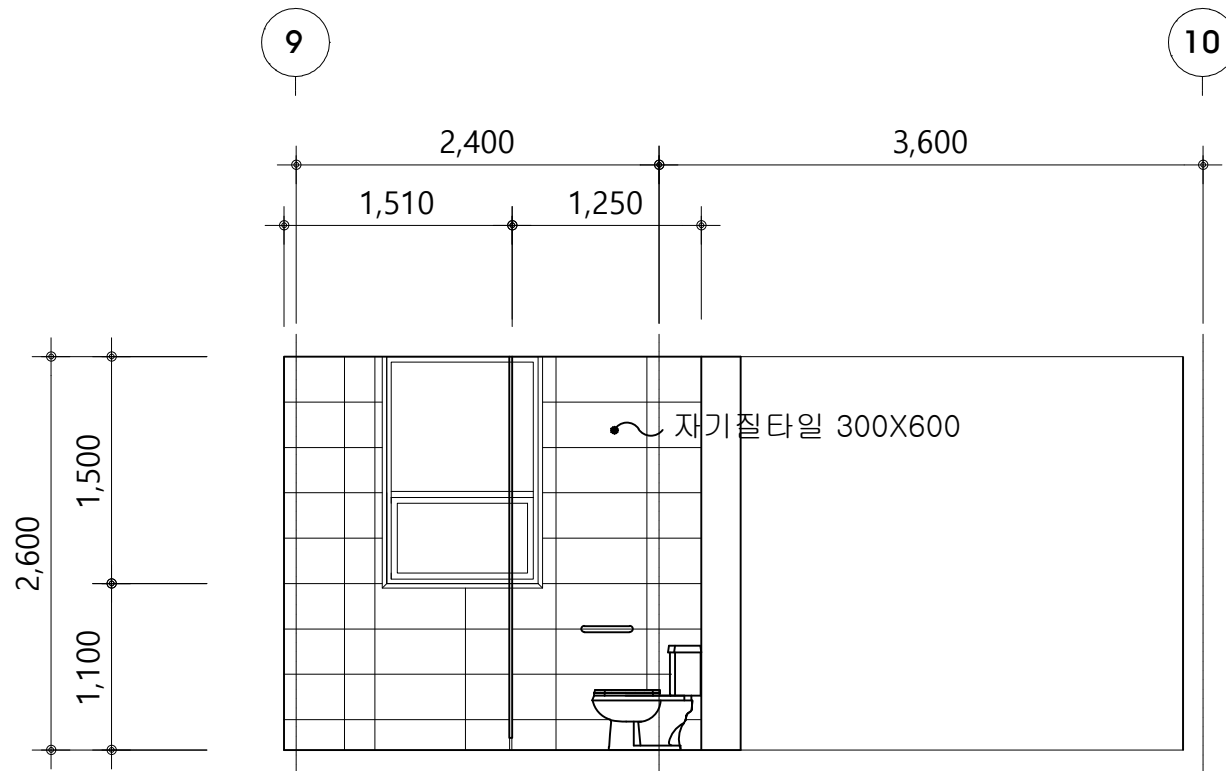


1 전 개 도 - E
축척 = 1/50

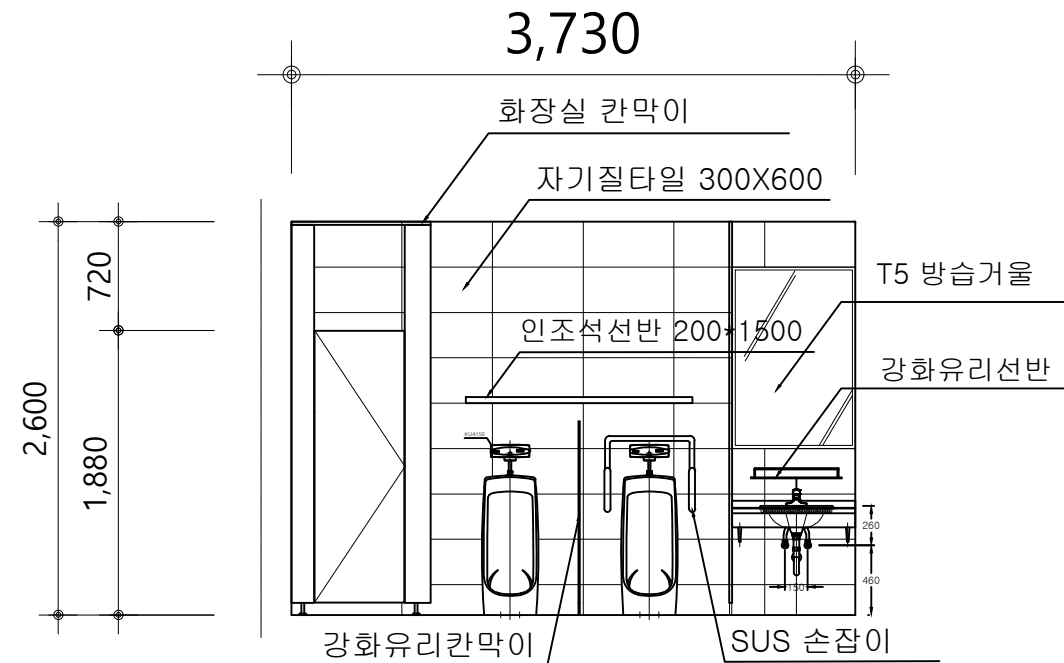

1 전 개 도 - F
축척 = 1/50

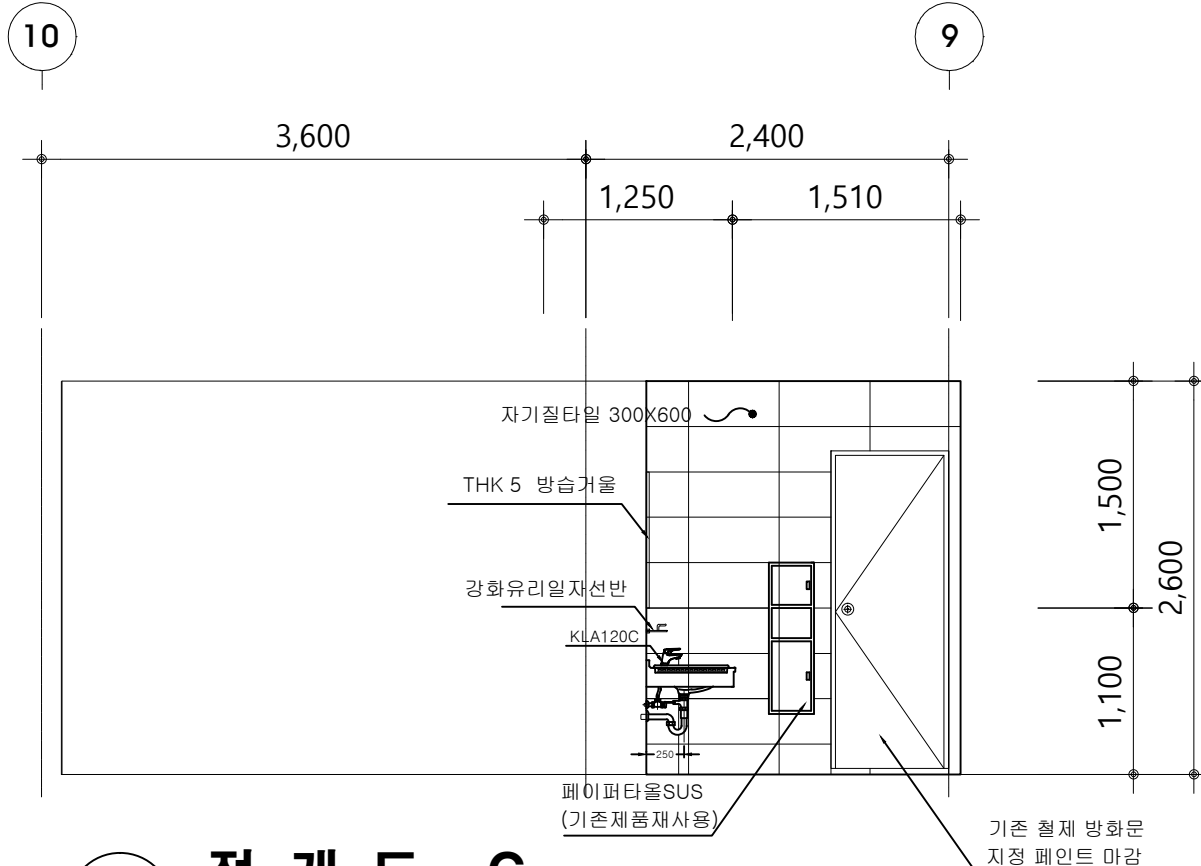

1 전 개 도 - G
축척 = 1/50

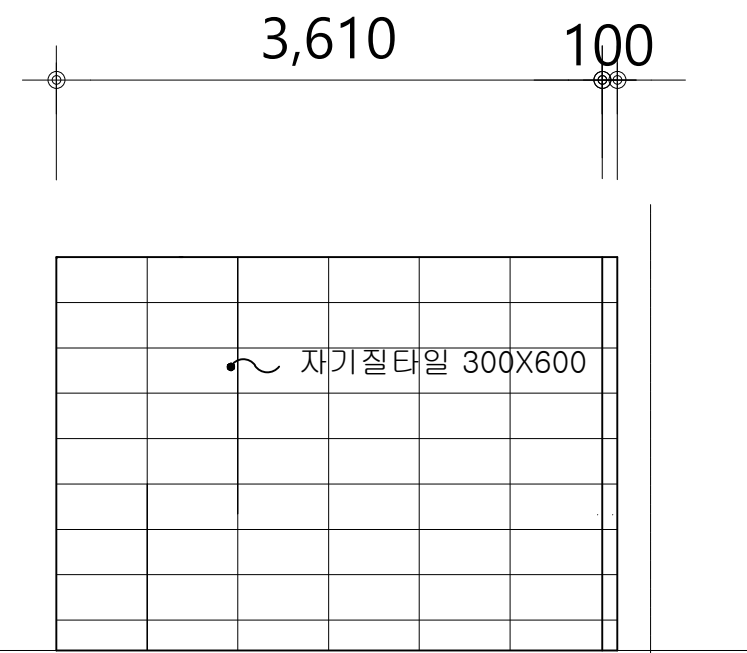

1 전 개 도 - H
축척 = 1/50

한국여성정책연구원
와장실
리모델링공사
(공동의장 1F, 4F, 5F)

NOTE
1. 시공범위와 관련하여
상세한 각부위 치수는
현황을 기준으로하며
도면의 치수를 재어서
적용하지 아니한다.
2. CH: 2,600 (실측치수)

△				
△				
△				
NO.	DATE	REVISION	DESCRIPTION	CHAK
CLIENT 건 주 주				
PROJECT TITLE 설 계 명				
APPROVED 승 인				
ARCHITECT 설 계				
CHKD.1 검 토				
CHKD.2 검 토				
DRAWN 담 당				
DATE 일 자				
CONSULTANT 합 력 설 계				
DRAWING TITLE 도 면 명				
남자화장실 전 개 도				
SCALE 축 척		1/50		
PROJECT NO. 프로젝트 번호				
DRAWING NO. 도 면 번 호		A - 006		
SHEET NO. 일련 번 호				

NOTE
1.시공범위와 관련하여
상세한 각부위 치수는
현황을 기준으로하며
도면의 치수를 재어서
적용하지 아니한다.
2.CH: 2600 (실측치수)

△			
△			
△			
NO.	DATE	REVISION	DESCRIPTION

CLIENT
간
주

PROJECT TITLE
설
계
명

APPROVED
승
인

ARCHITECT
설
계

CHKD.1
검
토

CHKD.2
검
토

DRAWN
담
당

DATE
일
차

CONSULTANT
합
작
설
계

DRAWING TITLE
도
면
명


화장실
천정 평면도

SCALE
축
척
1/50

PROJECT NO.
프로젝트 번호

DRAWING NO.
도면 번호
A - 007

SHEET NO.
일련 번호

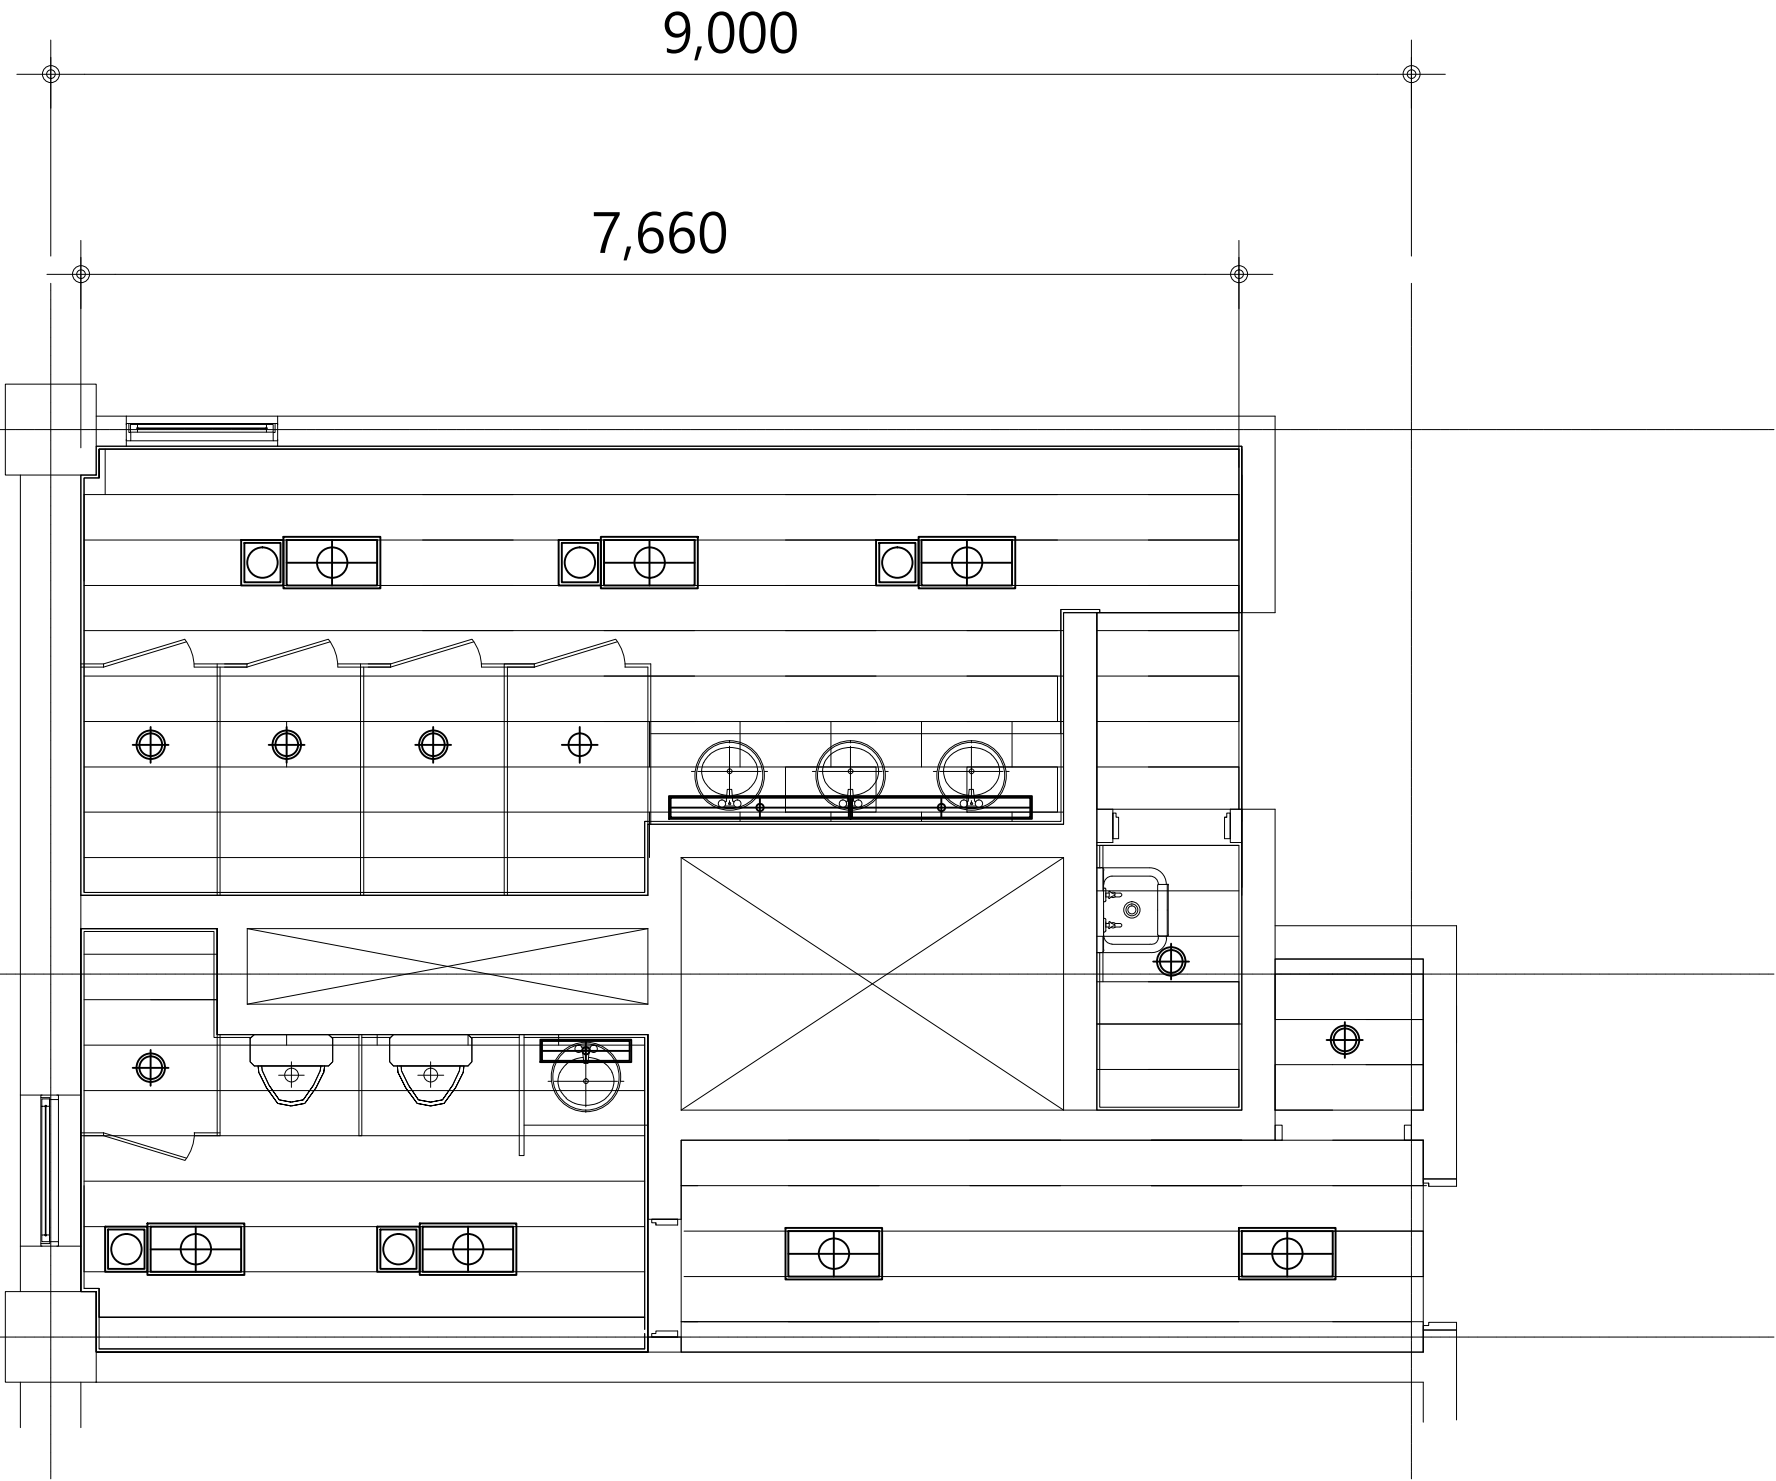

공사 범위

천정교체	H : 2,400, 3000
천정고	

10

9

범례

LED매입 11W * 2등 - 600*300
LED 55W - 1200*150*58
LED 25W - 600*150*58
6"매입 15W
디퓨저

1
A 001

화장실 천정 평면도

SCALE: 1/200

범례

상표	용도
☺	매입형 콘센트(2구)
①	매입형 콘센트(1구)
—	신설 배관, 배선

1. 모든 배관소재는 HI-PVC 전선관이며 전선은 600V HIV 전선을 사용한다.
2. 별도 표기없는 배관 및 배선은 아래와 같다.
* RECEPTION
HIV 2.5sq-2, E-2.5sq (16C)
3. 배선기구 설치위치는 현장여건을 고려하여 변경 시공 할수 있다.

*NOTE
1. 기존 콘센트 기구는 교체하고, 없는곳은 신설한다.
2. 배선은 용량을 검토하여 연장하여 설치하거나 용량이 부족하면 회로를 신설한다.
3. 불필요한 배관,배선은 현장 감독관과 협의하여 절거함.

한국여성정책연구원
화장실
리모델링공사
(공동의장 1F, 4F,5F)

NOTE
1.시공범위와 관련하여 상세한 각부위 치수는 현황을 기준으로하며 도면의 치수를 재어서 적용하지 아니한다.
2.CH: 2,600 (실측치수)

△				
△				
△				

NO.	DATE	REVISION	DESCRIPTION	CHK.
-----	------	----------	-------------	------

CLIENT
간 주

PROJECT TITLE
설 계 명

APPROVED
승 인

ARCHITECT
설 계

CHKD.1
검 토

CHKD.2
검 토

DRAWN
담 당

DATE
일 자

CONSULTANT
합 력 설 계

DRAWING TITLE
도 면 명

화장실
전열 평면도

SCALE
축 적 1/50

PROJECT NO.
프로젝트 번호

DRAWING NO.
도 면 번 호 A - 008

SHEET NO.
일 연 번 호

9,000

7,660

3,600

6,000

2,400


10


9

화장실 전열 평면도


SCALE: 1/200

1
A 001

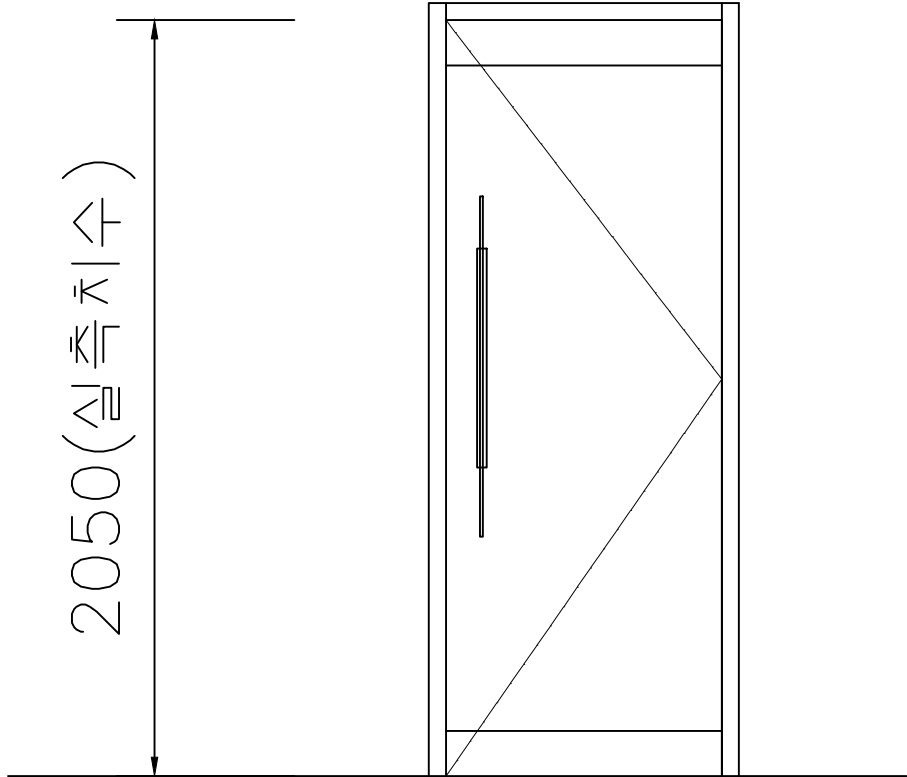
구 분	1 SSD 강화유리도어		안국여성정책연구원 리모델링공사 (공동의장 1F, 4F,5F)
위 치	남자화장실, 장애인 화장실 출입문 7개소		
형 태	<div><div>820(실측치수)</div><div>2050(실측치수)</div></div>		
프레임	45*100*1.2T SST'L Frame(Frame내부 1.2T ST'L 보강)		
창호 / 유리	문짝 : THK12 강화유리문		SCALE 축척 1/20
부속철물	플로어힌지 1조, 잠금장치2조, 손잡이 1조, 부속철물 1식		PROJECT NO. 프로젝트 번호
			DRAWING NO. 도면번호 A - 009
			SHEET NO. 일련번호

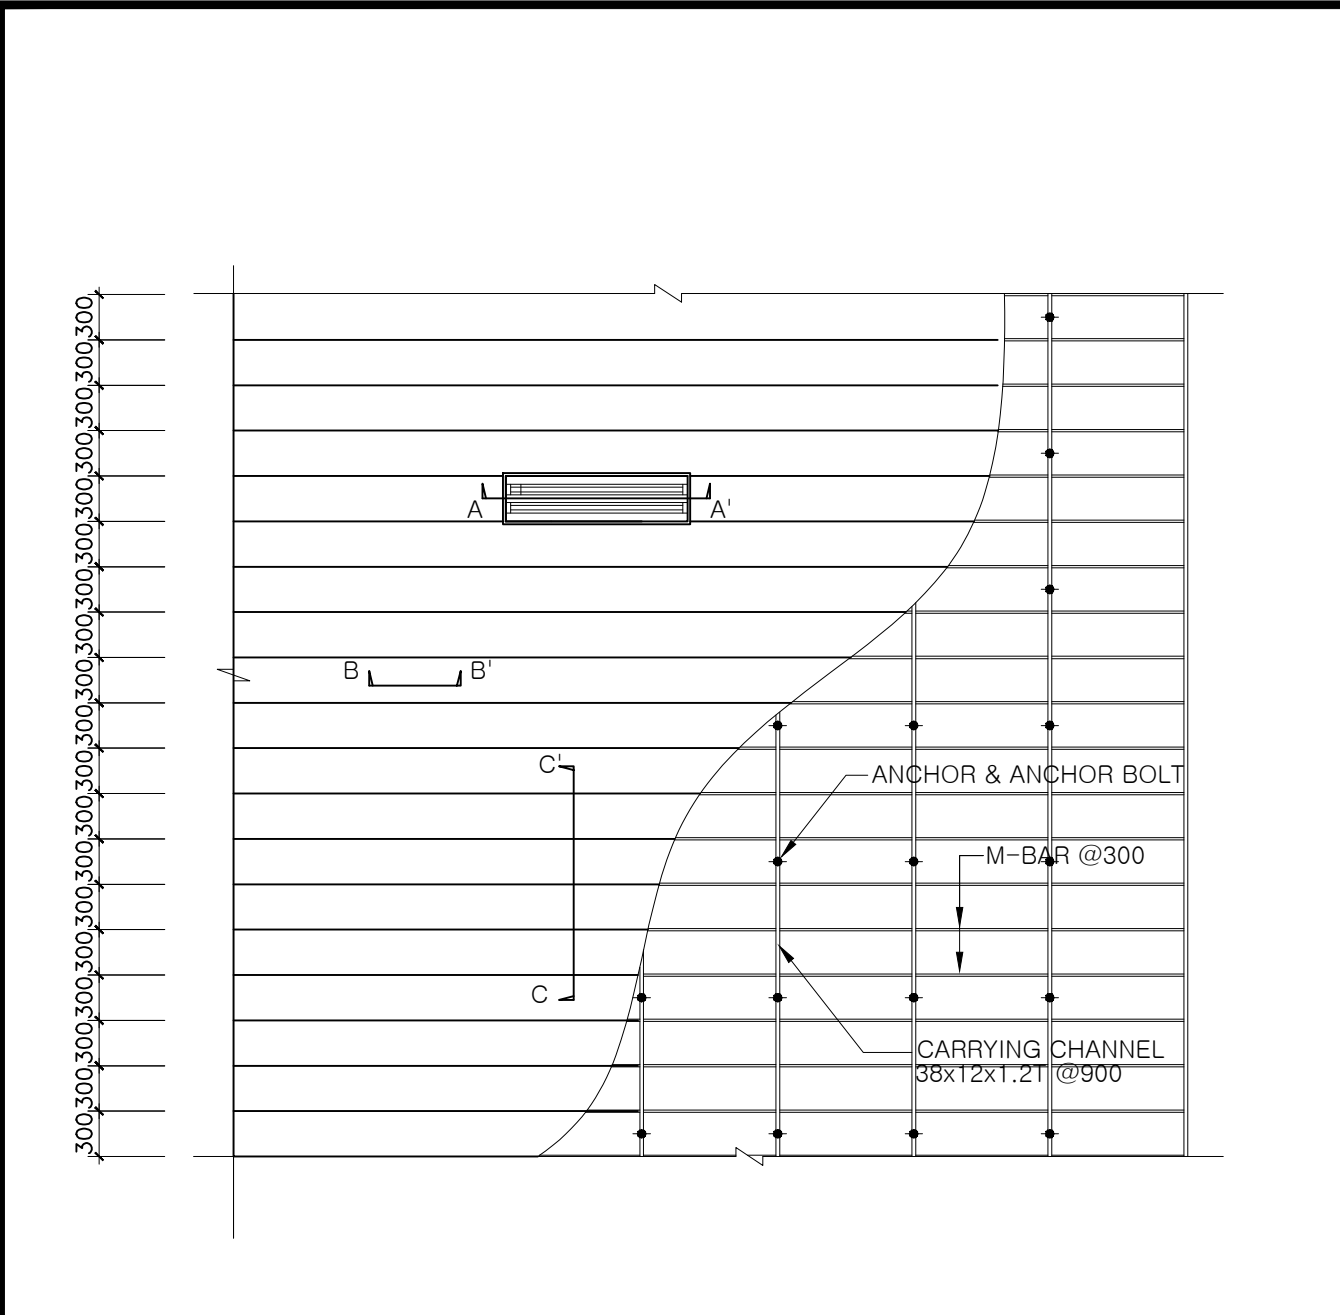


1/3
L-30-033 천장 평면도 (M-BAR)

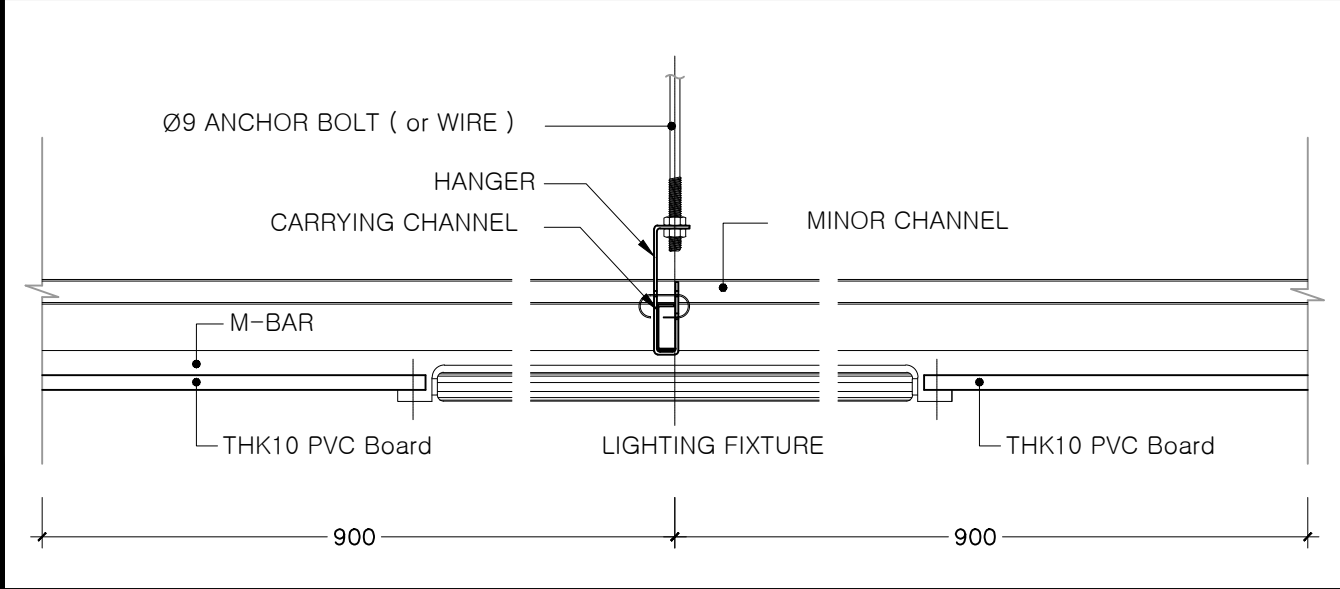


1/3
L-30-034 A-A' 단면 상세도

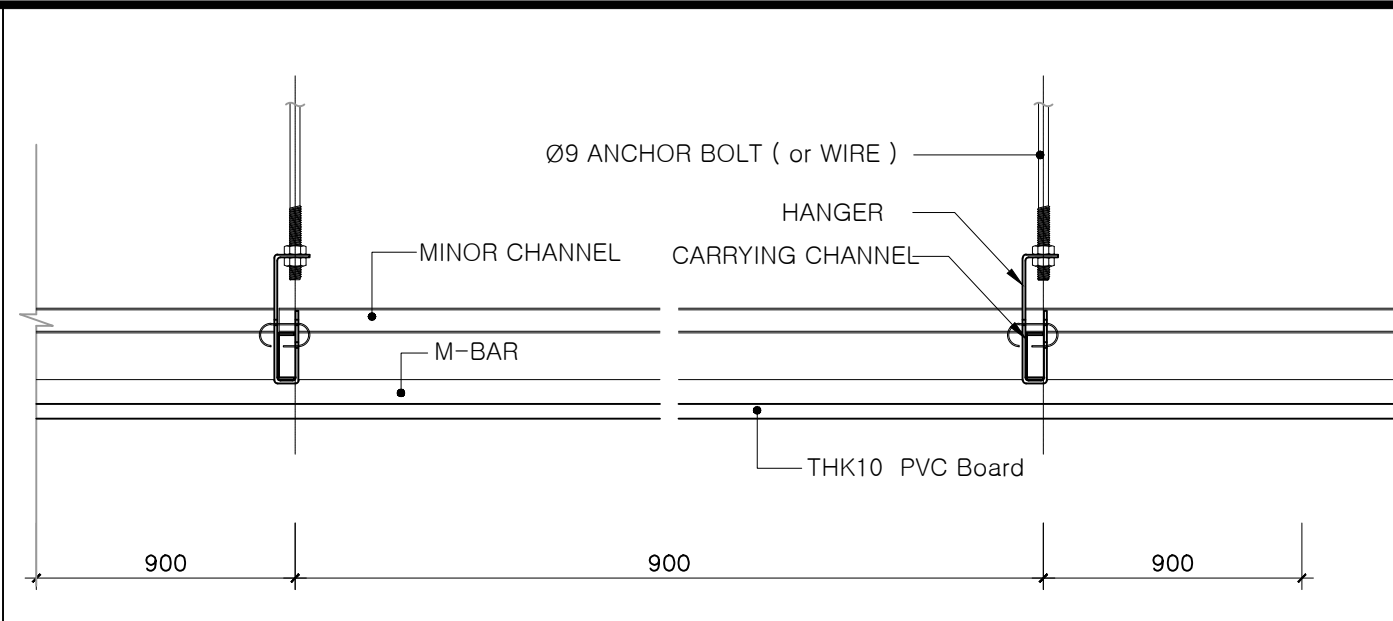

1/3
L-30-035 B-B' 단면 상세도

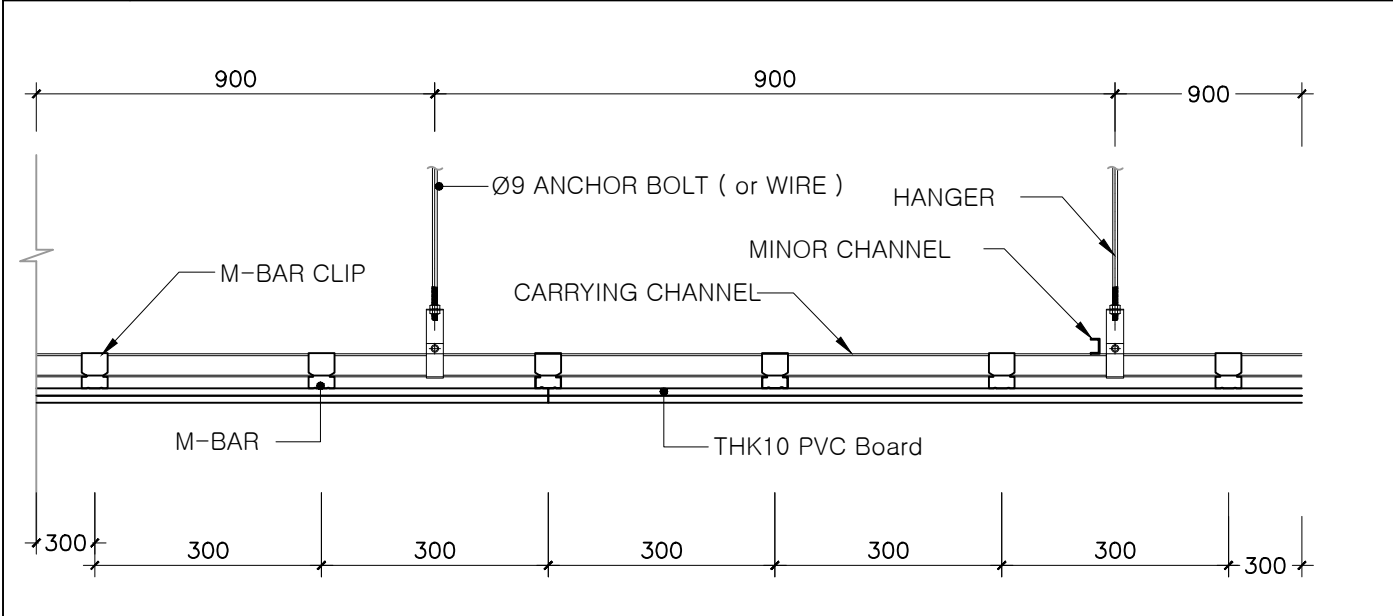

1/3
L-30-036 C-C' 단면 상세도

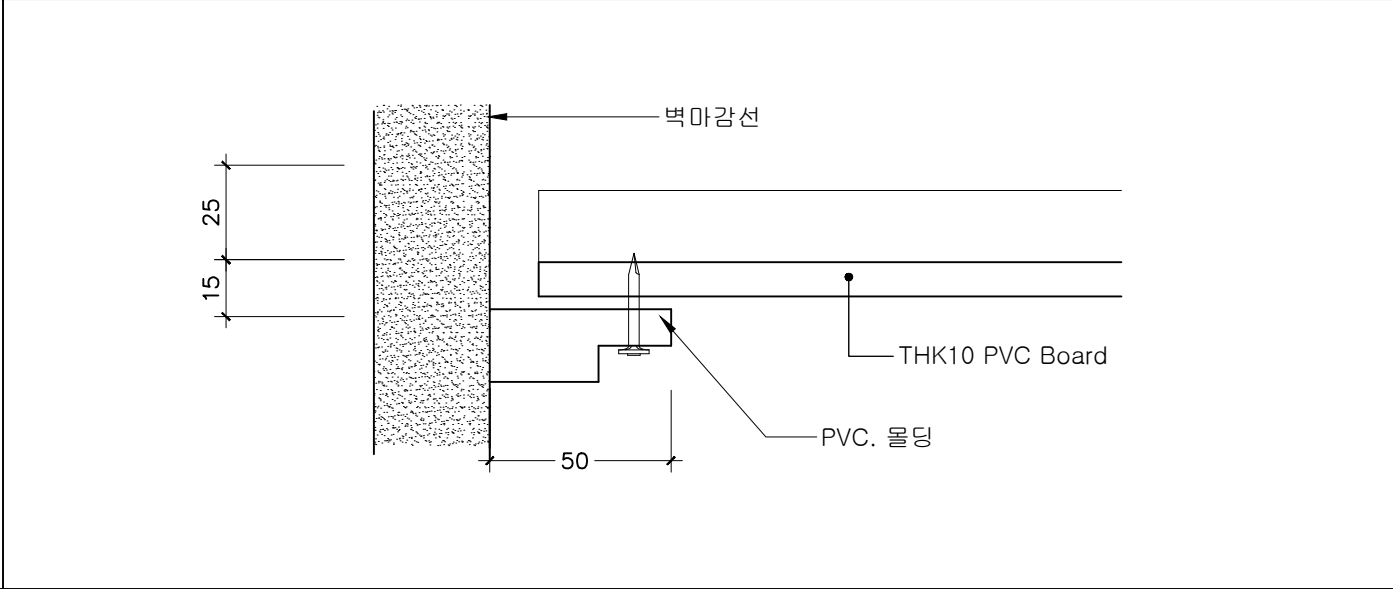

1/3
L-30-037 벽마감 상세도

한국여성정책연구원
와장실
리모델링공사
(공동약장 1F,4F,5F)

NOTE
1.시공범위와 관련하여
상세한 각부위 치수는
현황을 기준으로하며
도면의 치수를 재어서
적용하지 아니한다.
2.CH: 2,400 (실측치수)

△			
△			
△			
NO.	DATE	REVISION DESCRIPTION	CHK.
CLIENT 안 속 주			
PROJECT TITLE 상 계 명			
APPROVED 승 인			
ARCHITECT 상 계			
CHKD.1 감 토			
CHKD.2 감 토			
DRAWN 담 당			
DATE 일 자			
CONSULTANT 합 립 설 계			
DRAWING TITLE 도 면 명			
DETAIL CEILING			
SCALE 축 적		1/NONE	
PROJECT NO. 프로젝트 번호			
DRAWING NO. 도면 번호		D - 001	
SHEET NO. 말면 번호			

NOTE
1.시공범위와 관련하여
상세한 각부위 치수는
현황을 기준으로하며
도면의 치수를 재어서
적용하지 아니한다.
2.CH: 2,600 (실측치수)

△			
△			
△			
NO.	DATE	REVISION DESCRIPTION	CHAK

CLIENT
간 속 주

PROJECT TITLE
설 계 명

APPROVED
승 인

ARCHITECT
설 계

CHKD.1
검 토

CHKD.2
검 토

DRAWN
담 당

DATE
일 자

CONSULTANT
합 력 설 계

DRAWING TITLE
도 면 명

DETAIL
양변기

SCALE
축 적 1/8




PROJECT NO.
프로젝트 번호

DRAWING NO.
도 면 번 호 D - 002


SHEET NO.
일 연 번 호

절수형 서양식 탱크 밀결형 사이편 변기


품 번	품 명	수 량			비 고
		1F	4F	5F	
1	대변기	6	5	5	Ⓚ
2	로우탱크 (부속포함)	6	5	5	Ⓚ
3	C401부속	6	5	5	Ⓚ
4	앵글밸브(역류방지용)	6	5	5	Ⓚ
5	대변기플랜지	6	5	5	
6	대변기시트	6	5	5	
7	주철배관 교체	6	5	5	

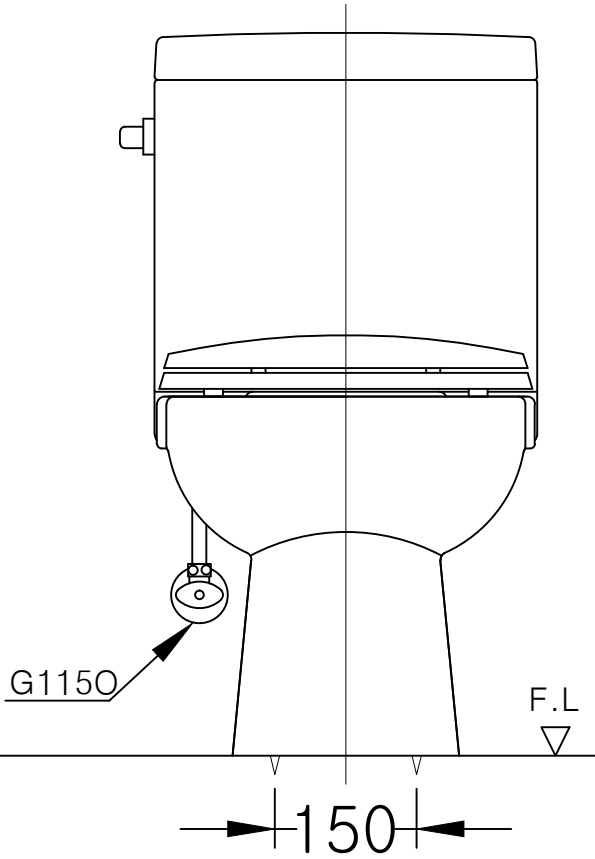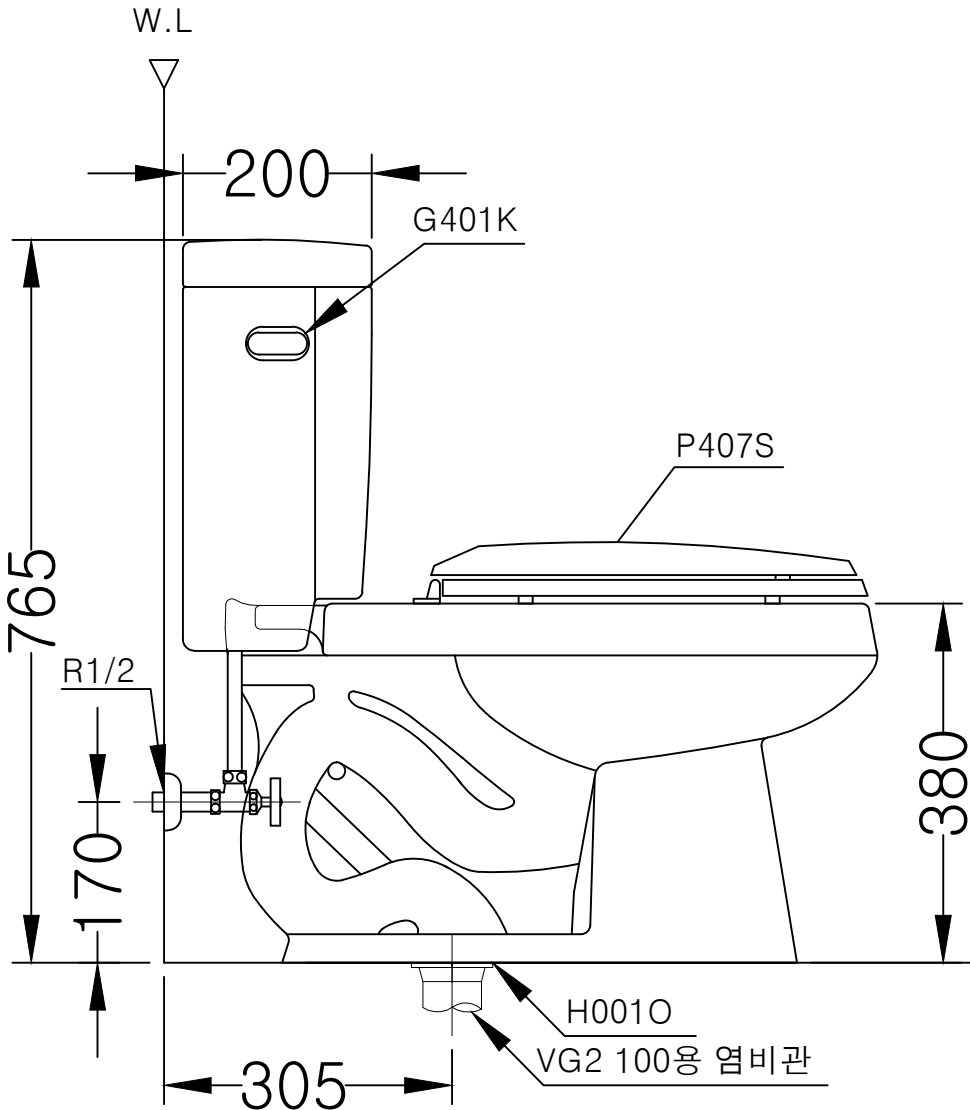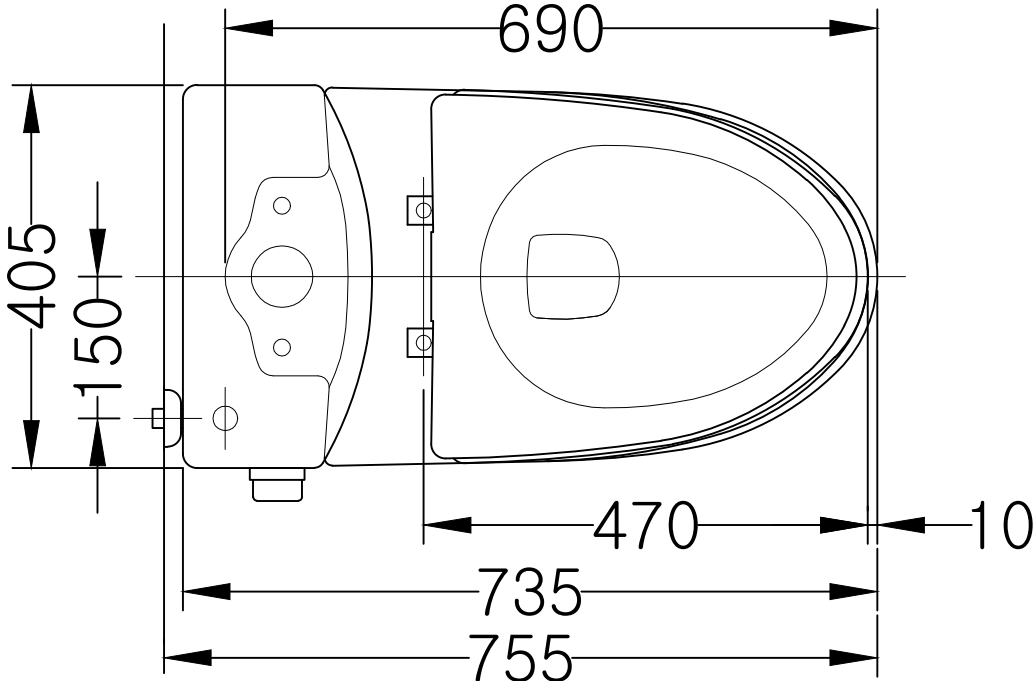

절수형 트랩 탈착식 스톨 소변기

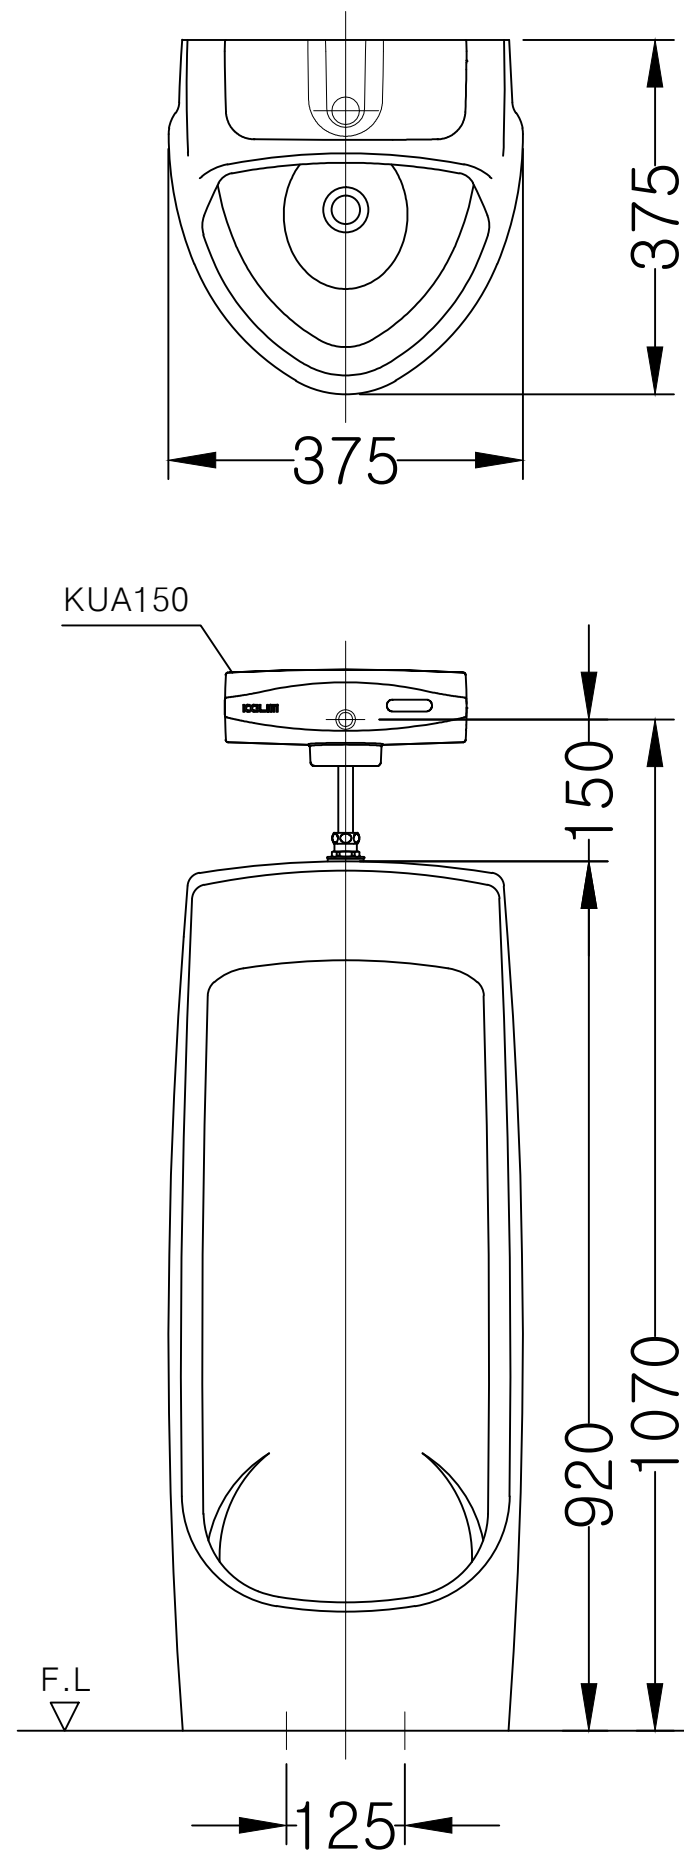

품 번	품 명	수 량			비 고
		1F	4F	5F	
1	소변기	2	2	2	Ⓚ
2	소변기배수구덮개	2	2	2	
3	전자감지식소변기세척밸브	2	2	2	
4	50,51 스프레다	2	2	2	
5	307편심검용플랜지	2	2	2	
6	기존주철배관 교체	2	2	2	

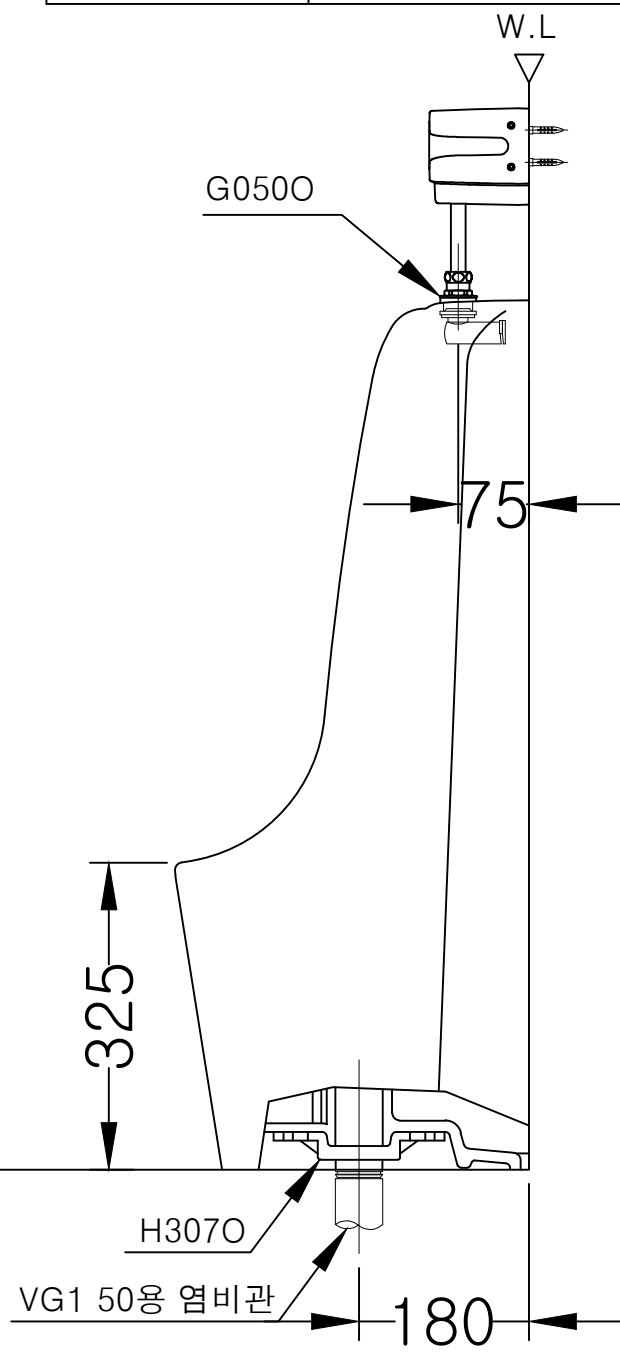

주) 급수 최저 필요수압 0.7kgf/cm²
(최고수압 : 7.0kgf/cm²)

한국여성정책연구원
리모델링공사
(공동의장 1F,4F,5F)

NOTE
1.시공범위와 관련하여
상세한 각부위 치수는
현황을 기준으로하며
도면의 치수를 재어서
적용하지 아니한다.
2.CH: 2,600 (실측치수)

△			
△			
△			
NO.	DATE	REVISION	DESCRIPTION

CLIENT
간 속 주

PROJECT TITLE
설 계 명

APPROVED
승 인

ARCHITECT
설 계

CHKD.1
검 토

CHKD.2
검 토

DRAWN
담 당

DATE
일 자

CONSULTANT
합 력 설 계

DRAWING TITLE
도 면 명




DETAIL
소 변 기

SCALE
축 적 1/8

PROJECT NO.
프로젝트 번호

DRAWING NO.
도 면 번 호 D - 003

SHEET NO.
일 연 번 호

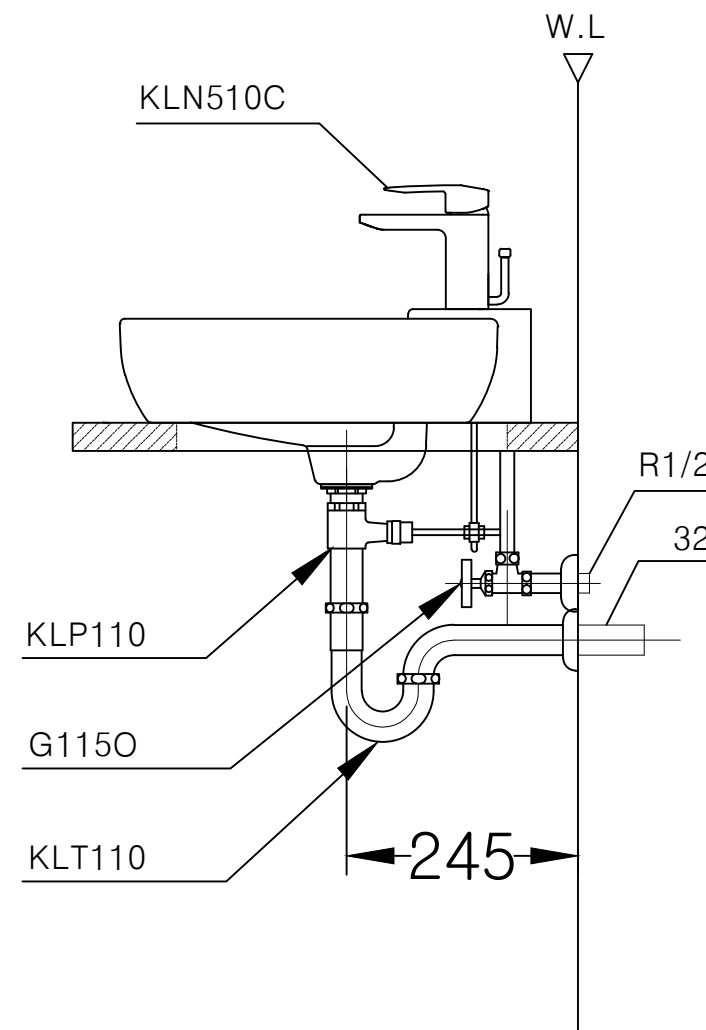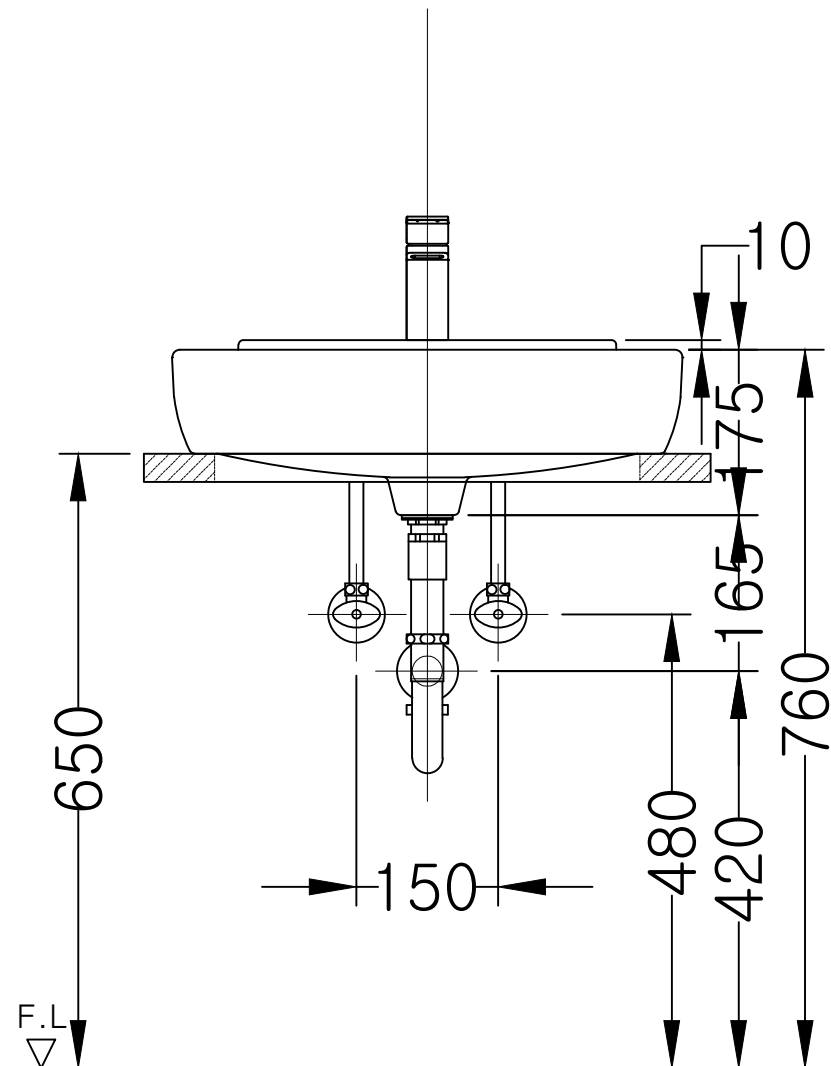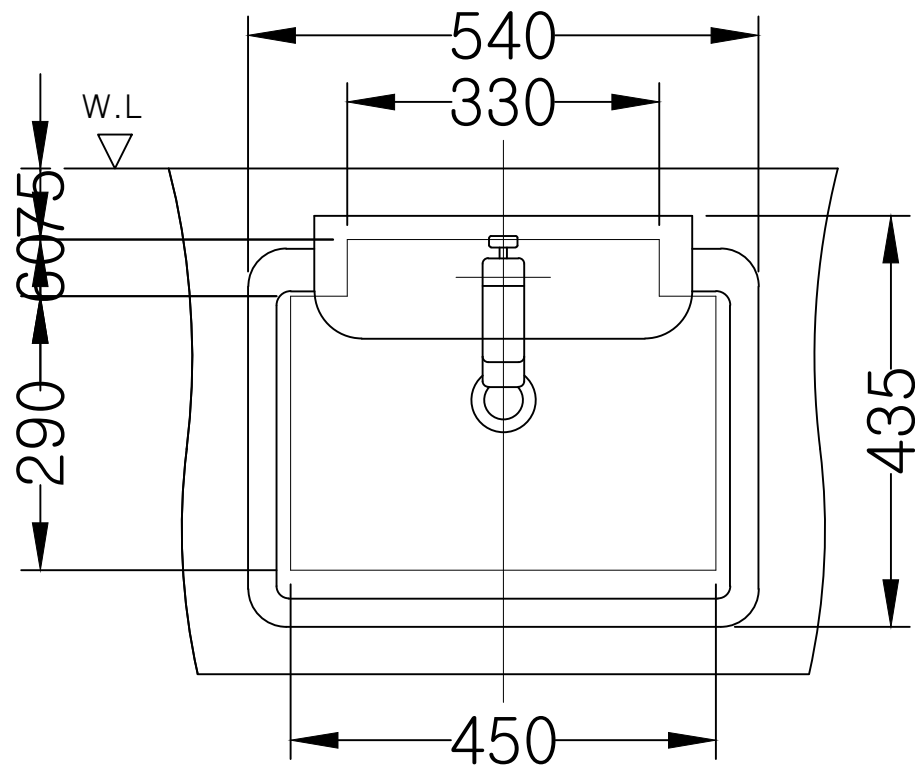


품번	품 명	수 량			비 고
		1F	4F	5F	
1	세면기	4	4	4	Ⓚ
2	싱글레버식 4"혼합수전	4	4	4	Ⓚ
3	세면기팝업	4	4	4	Ⓚ
4	세면기P형트랩	4	4	4	Ⓚ
5	앵글밸브(역류방지용)	4	4	4	Ⓚ 2개1 조
6	원형세면기용후레임	4	4	4	
7	인조석 카운터 2700	1	1	1	현장실측
8	인조석카운터 800	1	1	1	현장실측
9	카운터용브라켓	5	5	5	


한국여성정책연구원
리모델링공사
(공동의장 1F,4F,5F)

NOTE
1.시공범위와 관련하여
상세한 각부위 치수는
현황을 기준으로하며
도면의 치수를 재어서
적용하지 아니한다.
2.CH: 2,600 (실측치수)

△				
△				
△				
NO.	DATE	REVISION	DESCRIPTION	CHK.
CLIENT 건 주				
PROJECT TITLE 설 계 명				
APPROVED 승 인				
ARCHITECT 설 계				
CHKD.1 검 토				
CHKD.2 검 토				
DRAWN 담 당				
DATE 일 자				
CONSULTANT 합 력 설 계				
DRAWING TITLE 도 면 명				
DETAIL 세 면 기				
SCALE 축 척		1/8		
PROJECT NO. 프로젝트 번호				
DRAWING NO. 도 면 번 호		D - 004		
SHEET NO. 일련번호				

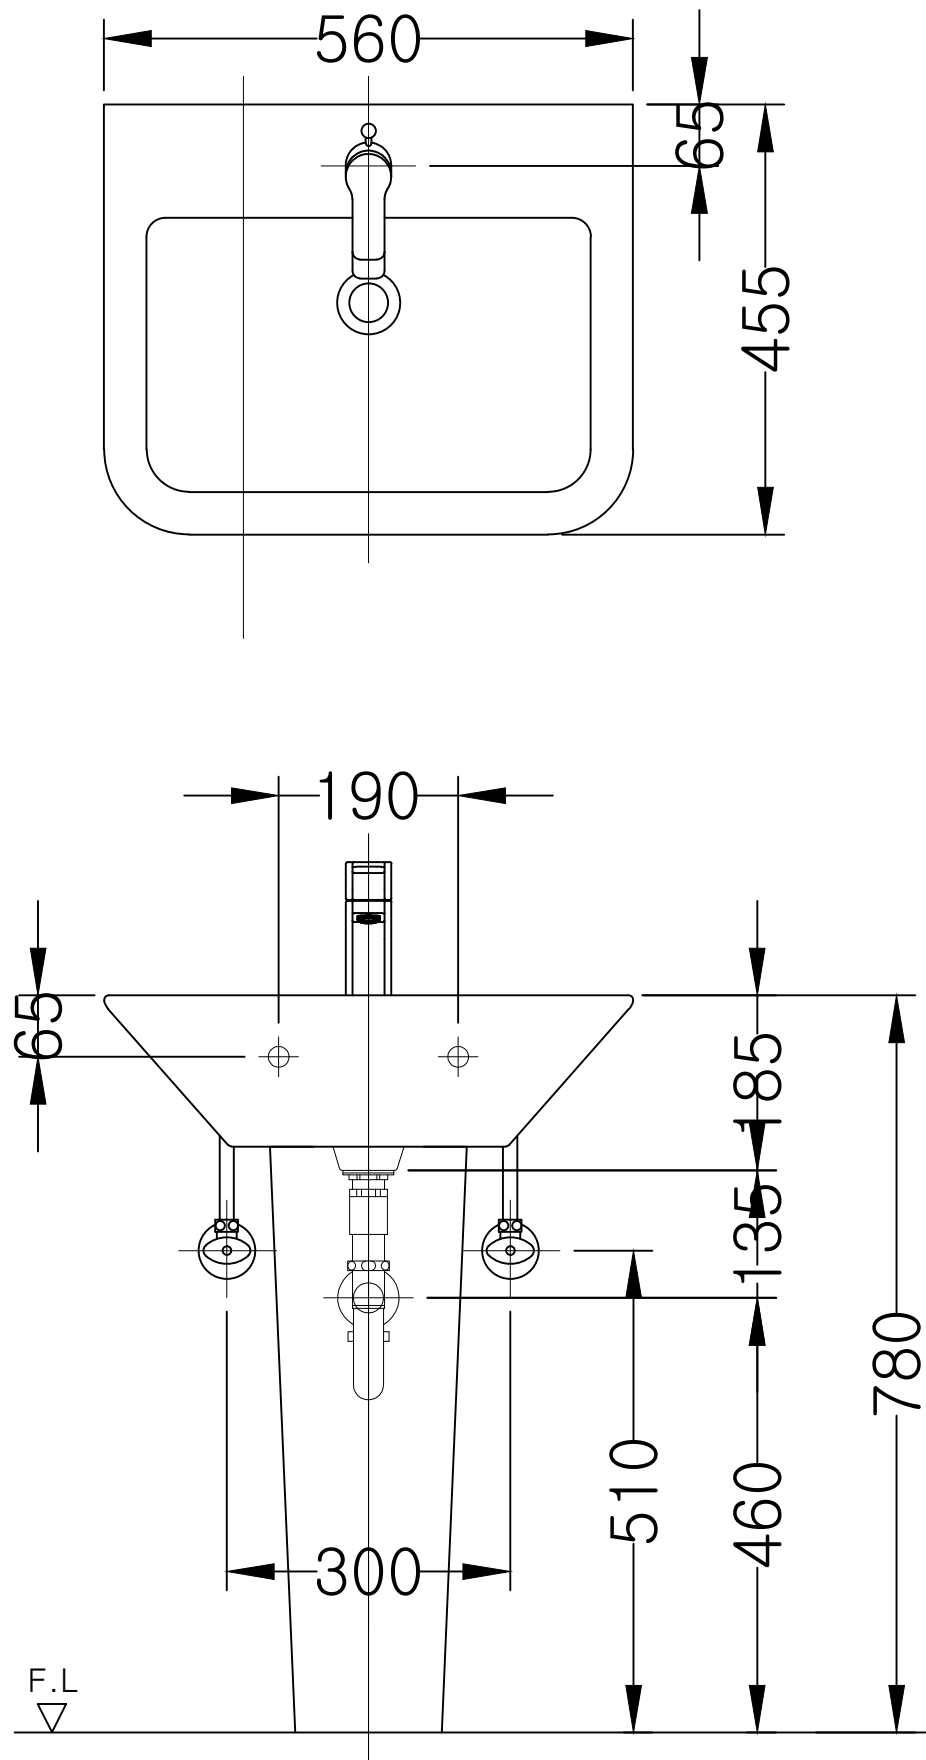

품번	품명	수량	비고
		1F	
1	세면기	1	Ⓚ
2	싱글레버식 4"혼합수전	1	Ⓚ
3	세면기폭업	1	Ⓚ
4	세면기P형트랩	1	Ⓚ
5	앵글밸브(역류방지용)	1	Ⓚ 2개1조

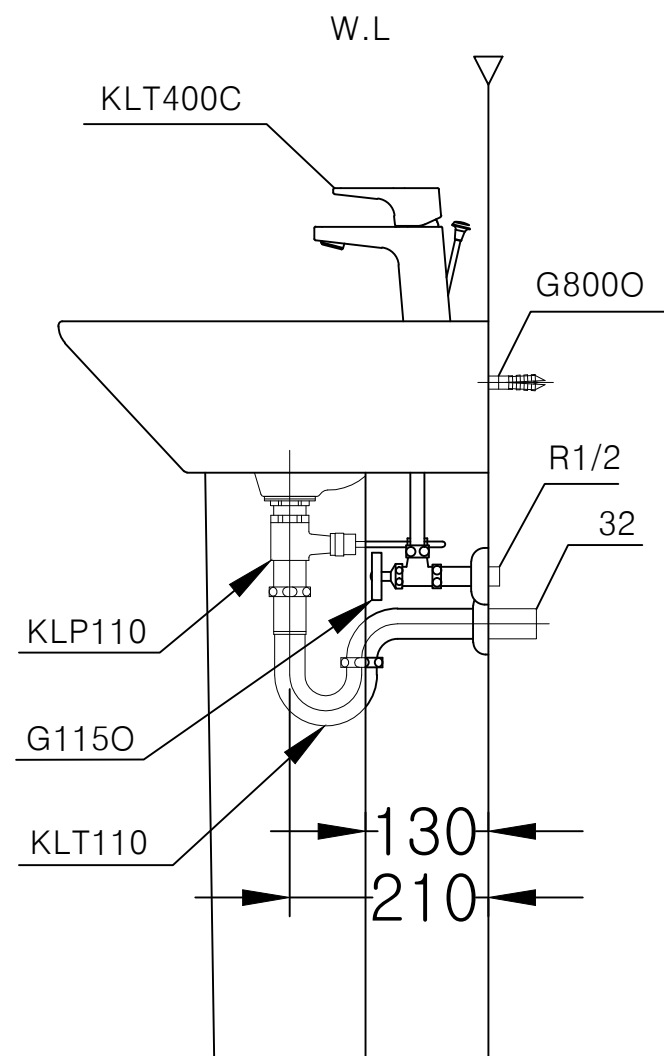

안국여성정책연구원
리모델링공사
(공동의장 1F,4F,5F)

NOTE
1.시공범위와 관련하여
상세한 각부위 치수는
현황을 기준으로하며
도면의 치수를 재어서
적용하지 아니한다.
2.CH: 2,600 (실측치수)

△				
△				
△				
NO.	DATE	REVISION	DESCRIPTION	CHAK

CLIENT
간 주

PROJECT TITLE
설 계 명

APPROVED
승 인

ARCHITECT
설 계

CHKD.1
검 토

CHKD.2
검 토

DRAWN
담 당

DATE
일 자

CONSULTANT
합 력 설 계

DRAWING TITLE
도 면 명

DETAIL
세 면 기


SCALE
축 적 1/8

PROJECT NO.
프로젝트 번호



DRAWING NO.
도면번호 D - 005

SHEET NO.
일련번호

받이 달린 청소용 수채 (1구)

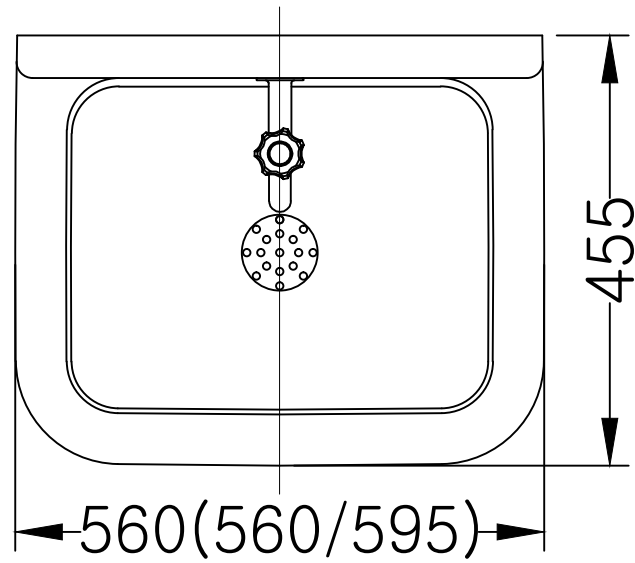

품 번	품 명	수 량			비 고
		1F	4F	5F	
S-124(F/MN)	소제용 수채	1	1	1	
KF600	3/4" 가로꼭지	1	1	1	
KLT300	소제용 S트랩	1	1	1	
H6102T	U310 벽행거	1	1	1	2개1조

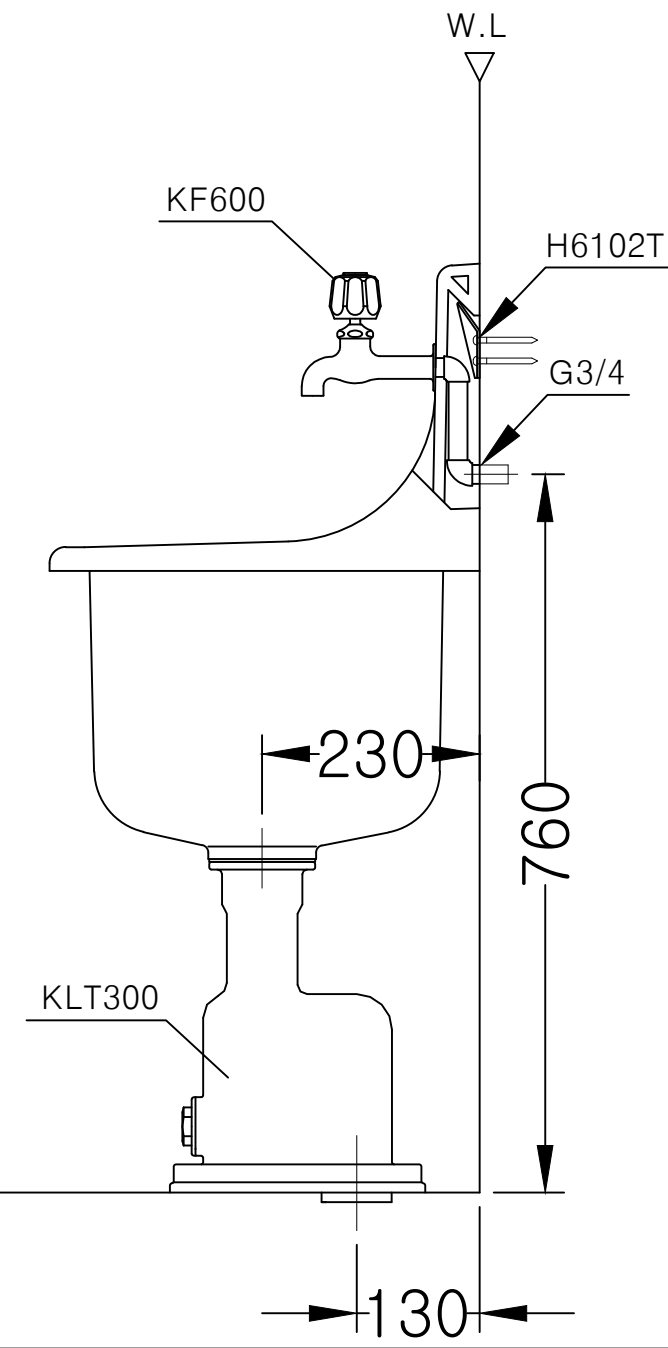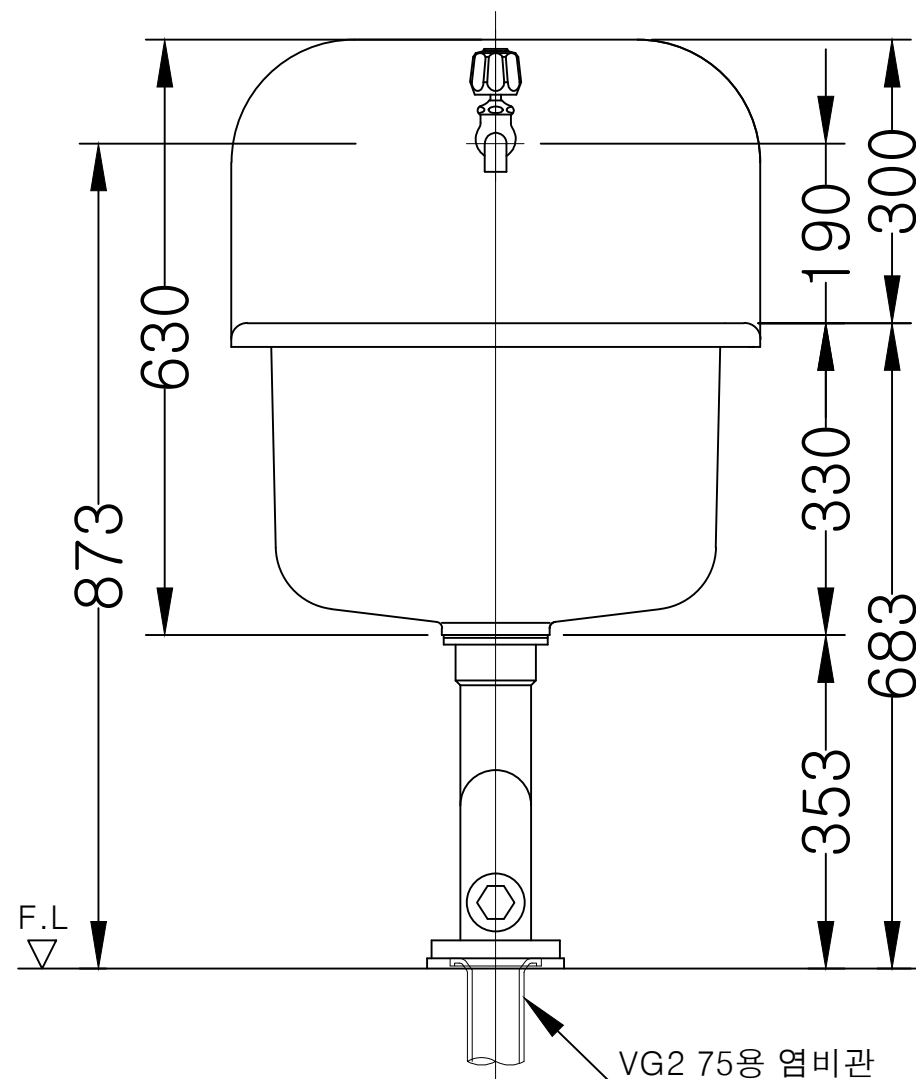

한국여성정책연구원
리모델링공사
(공동의장 1F,4F,5F)

NOTE

1. 시공범위와 관련하여 상세한 각부위 치수는 현황을 기준으로하며 도면의 치수를 재어서 적용하지 아니한다.

2. CH: 2,600 (실측치수)

△			
△			
△			
NO.	DATE	REVISION DESCRIPTION	CHK.

CLIENT
건축주

PROJECT TITLE

승 인

ARCHITECT
설 계CHKD.1
검 토CHKD.2
검 토DRAWN
답 당DATE
일 자CONSULTANT
협 력 설 계

DRAWING TITLE
도면명

DETAIL
청소용 수채

SCALE 1/8

PROJECT NO.
프로젝트 번호

DRAWING NO. D - 006
도면번호


SHEET NO.
 일련번호

장애인용 대변기 손잡이


품 번	품 명	수 량			비 고
		1F	4F	5F	
1	대변기용 장애인 손잡이(다용도L자)	3	2	2	㉔
2	대변기용 가동식 손잡이(상하이동식)	3	2	2	㉔

한국여성정책연구원
리모델링공사
(공동의장 1F,4F,5F)

NOTE
1.시공범위와 관련하여
상세한 각부위 치수는
현황을 기준으로하며
도면의 치수를 재어서
적용하지 아니한다.
2.CH: 2,600 (실측치수)

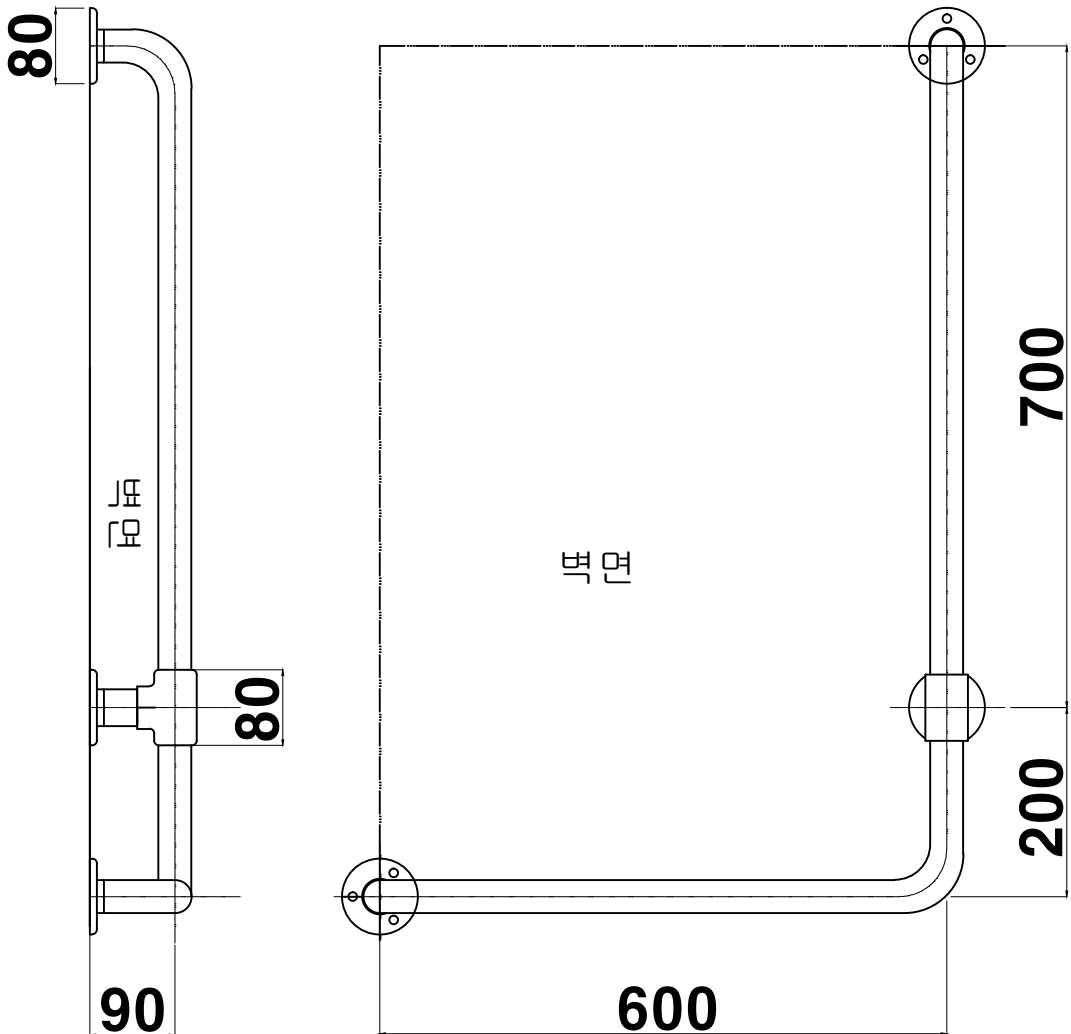

대변기용 장애인 손잡이(다용도L자)

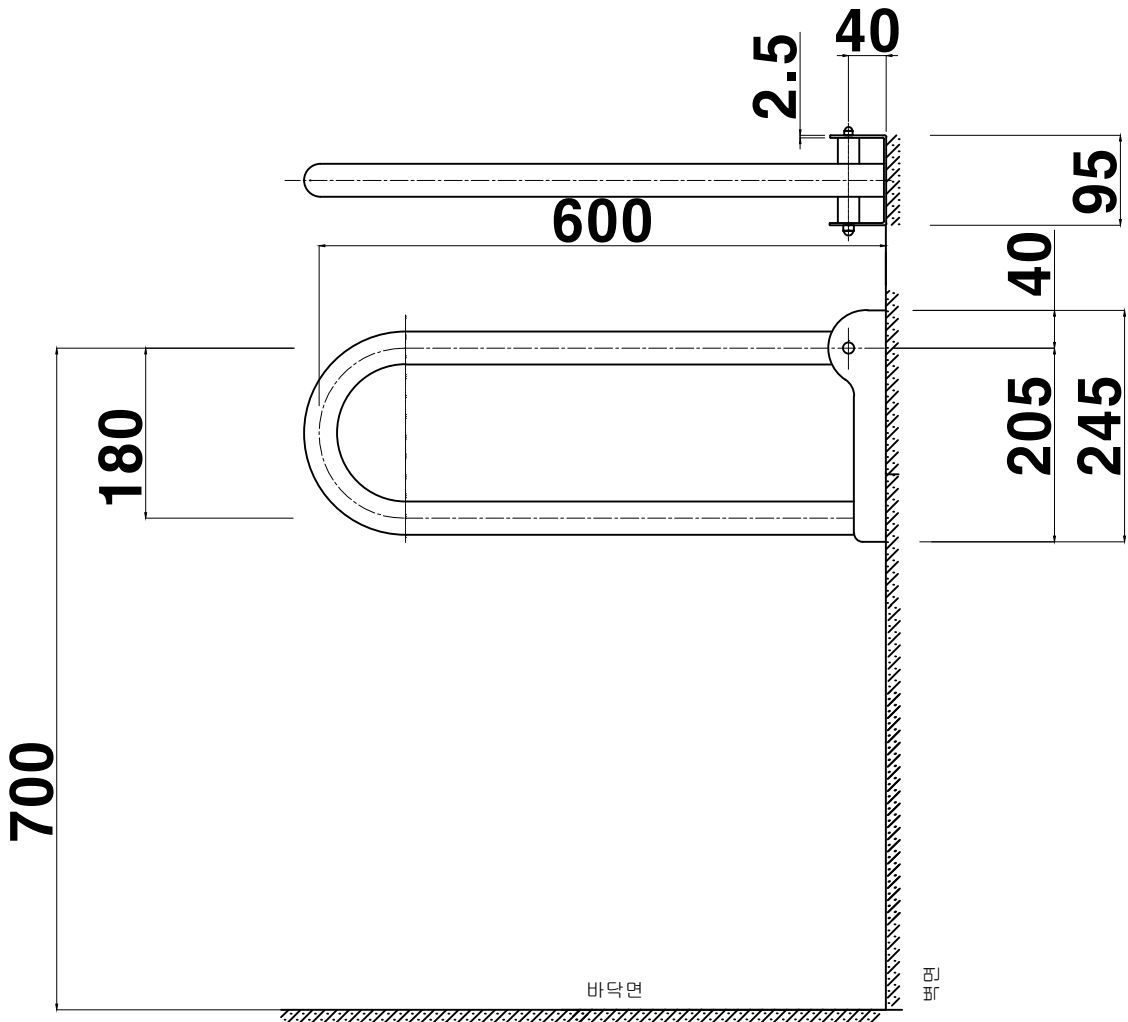

대변기용 가동식 손잡이(상하이동식)

△				
△				
△				

NO.	DATE	REVISION	DESCRIPTION	CHK.
-----	------	----------	-------------	------

CLIENT
간 주

PROJECT TITLE
설 계 명

APPROVED
승 인

ARCHITECT
설 계

CHKD.1
검 토

CHKD.2
검 토

DRAWN
담 당

DATE
일 자

CONSULTANT
합 의 설 계

DRAWING TITLE
도 면 명

DETAIL
장애인
대변기 손잡이

SCALE
축 적 1/8

PROJECT NO.
프로젝트 번호

DRAWING NO.
도면 번호 D - 007

SHEET NO.
일련번호



장애인용 소변기 손잡이

품 번	품 명	수 량			비 고
		1F	4F	5F	
1	소변기용 장애인 손잡이	1	1	1	Ⓜ

안국여성정책연구원
리모델링공사
(공동의장 1F,4F,5F)

NOTE

- 1.시공범위와 관련하여
상세한 각부위 치수는
현황을 기준으로하며
도면의 치수를 재어서
적용하지 아니한다.
2.CH: 2,600 (실측치수)

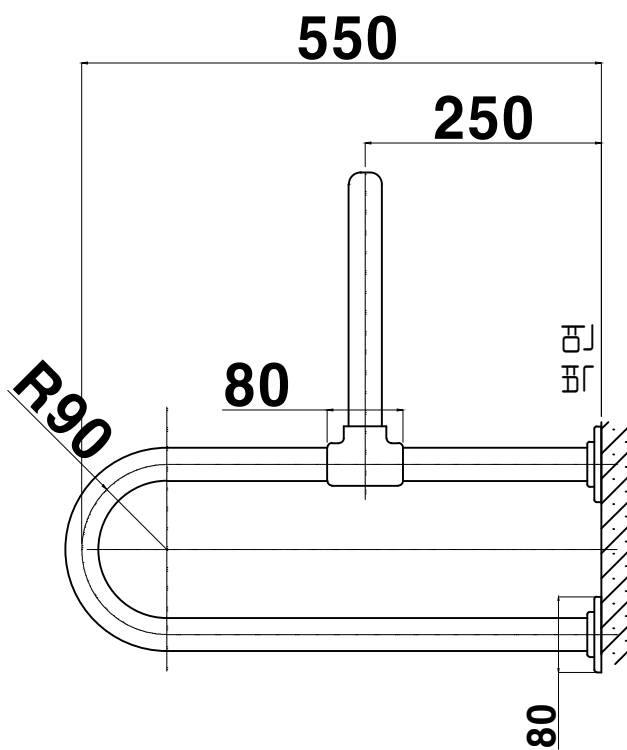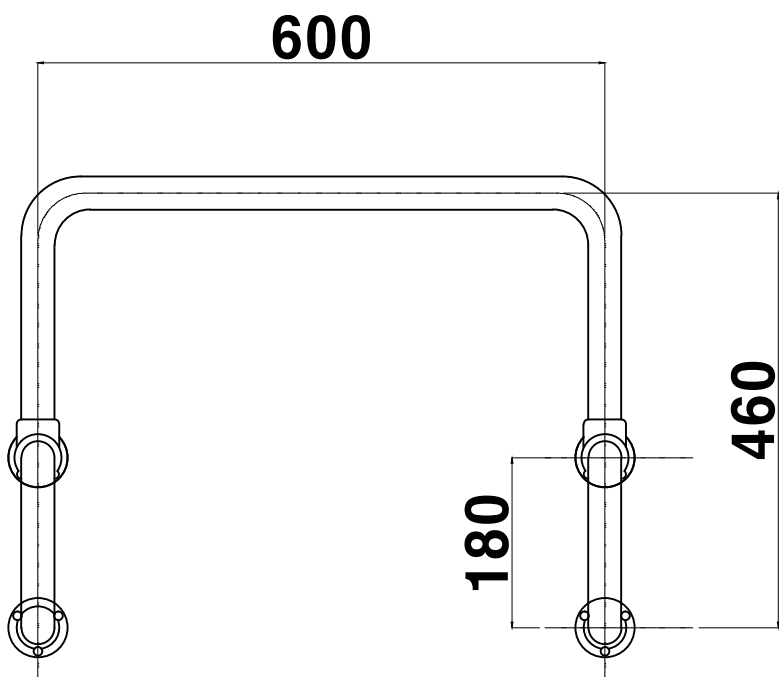

소변기용 장애인 손잡이

△			
△			
△			

NO.	DATE	REVISION	DESCRIPTION	CHAK
-----	------	----------	-------------	------

CLIENT
간 속 주

PROJECT TITLE
설 계 명

APPROVED
승 인

ARCHITECT
설 계

CHKD.1
검 토

CHKD.2
검 토

DRAWN
담 당

DATE
일 자

CONSULTANT
합 력 설 계

DRAWING TITLE
도 면 명

DETAIL
장애인
소변기 손잡이

SCALE
축 적 1/8

PROJECT NO.
프로젝트 번호

DRAWING NO.
도 면 번 호 D - 008

SHEET NO.
일 연 번 호



장애인용 세면기 손잡이

품 번	품 명	수 량	비 고
		1F	
1	세면대용 장애인 손잡이	1	Ⓜ

안국여성정책연구원
리모델링공사
(공동의장 1F,4F,5F)

NOTE

- 1.시공범위와 관련하여
상세한 각부위 치수는
현황을 기준으로하며
도면의 치수를 재어서
적용하지 아니한다.
2.CH: 2,600 (실측치수)

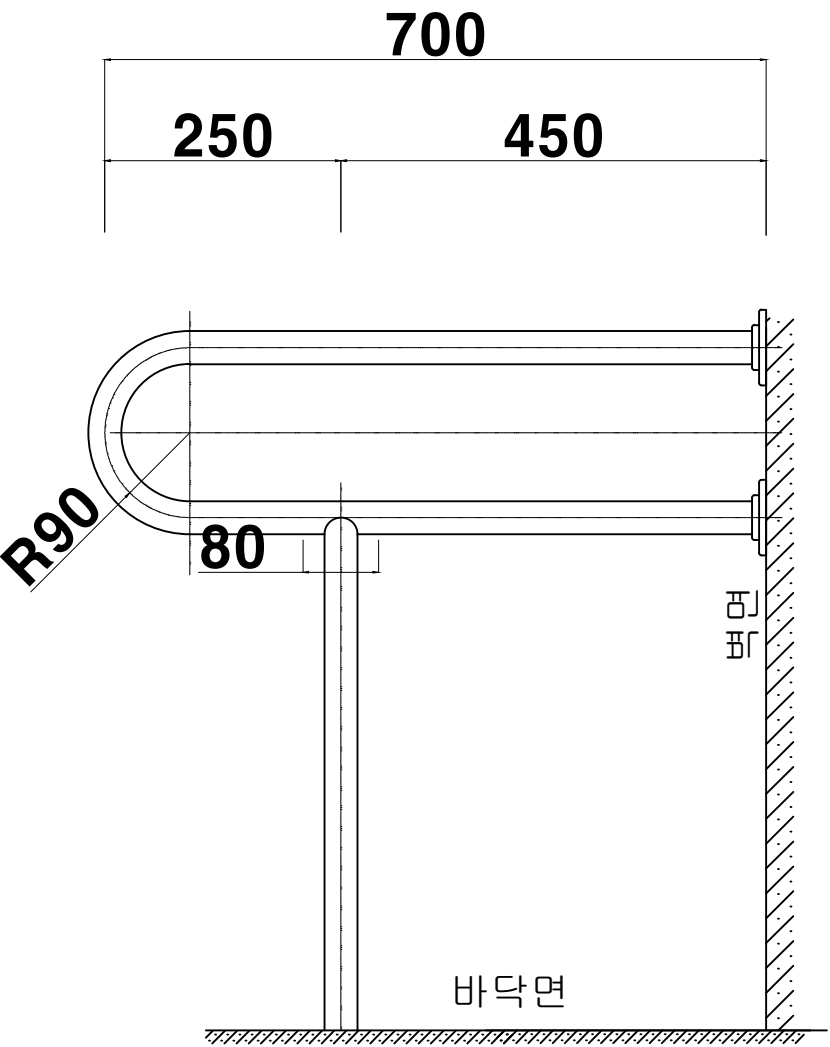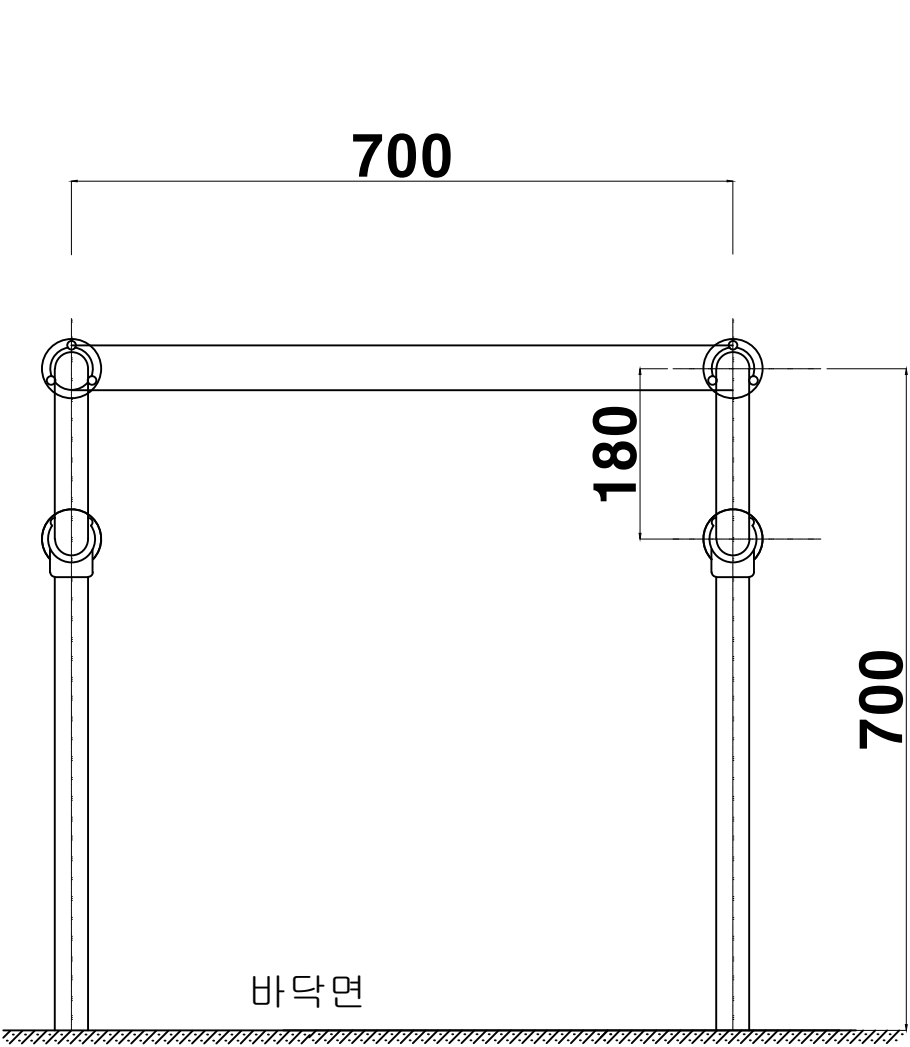

세면대용 장애인 손잡이

△			
△			
△			

NO.	DATE	REVISION	DESCRIPTION	CHAK
-----	------	----------	-------------	------

CLIENT
간 속 주

PROJECT TITLE
설 계 명

APPROVED
승 인

ARCHITECT
설 계

CHKD.1
검 토

CHKD.2
검 토

DRAWN
담 당

DATE
일 자

CONSULTANT
합 력 설 계

DRAWING TITLE
도 면 명

DETAIL
장애인
세면대 손잡이

SCALE
축 적 1/8

PROJECT NO.
프로젝트 번호

DRAWING NO.
도 면 번 호 D - 009

SHEET NO.
일 연 번 호